

# 启东自来水厂办公室施工图

2018-12

建设单位：金螳螂·家-启东直营店

## 总说明 GENERAL NOTES

- ALL CONSTRUCTION AND FABRICATION SHALL COMPLY WITH THE CURRENT BUILDING CODES, ORDINANCES, STATUTES AND ALL OTHER APPLICABLE CODES WHICH GOVERN THE SITE FOR WHICH THESE DRAWINGS PERTAIN.
  - THE MILLWORK/JOINERY CONTRACTOR SHALL INVESTIGATE, VERIFY AND BE RESPONSIBLE FOR ALL CONDITIONS AND DIMENSIONS OF THE FIXTURES AND SHALL NOTIFY DESIGN ABOUT ANY CONDITION ARISING FROM THIS INVESTIGATION THAT REQUIRES MODIFICATION OR CHANGE BEFORE PROCEEDING WITH WORKS.
  - ALL DIMENSIONS ARE MEASURED TO GRID LINE, FACE OF MASONRY OR FACE FINISHED WALL UNLESS OTHERWISE NOTED. ALL WRITTEN DIMENSIONS SHALL HAVE PRECEDENCE OVER SCALING OF THE DRAWINGS. DRAWINGS SHOULD NOT BE SCALED; IF MORE DIMENSIONS ARE REQUIRED, NOTIFY BILKEY LLINAS DESIGN IMMEDIATELY. ALL DIMENSIONS SHALL BE VERIFIED ON SITE AND BILKEY LLINAS DESIGN SHALL BE NOTIFIED OF ANY ERRORS OR DIMENSIONS REQUIRING CORRECTION BEFORE PROCEEDING WITH WORKS.
  - THE GENERAL CONTRACTOR SHALL BE RESPONSIBLE FOR PROVIDING ALL NECESSARY BLOCKING, BACKING, FRAMING, HANGERS OR ANY OTHER SUPPORTS FOR ALL FIXTURE EQUIPMENT, CABINETRY, FURNISHINGS AND ALL ITEMS WHICH REQUIRE THE SAME.
  - CUTOUT PATTERNS AND/OR TEMPLATES SHALL BE PROVIDED BY THE SPECIALIST SUBCONTRACTOR SUPPLIER TO THE MILLWORK/JOINERY CONTRACTOR AND/OR GENERAL CONTRACTOR FOR ALL ITEMS WHICH REQUIRE COORDINATION OF EQUIPMENT INTO BUILT-IN FIXTURES.
- 所有施工及制作工程必须遵守通用的建筑规范及条例, 以及该图纸所属工程所适用的所有其他规范。
  - 木器及家具承建商必须负责核定所有木器及家具制作中的现况及尺寸, 并在正式施工开始前通知项目设计师做出修改。
  - 所有尺寸由轴线、结构墙面及装饰物料表面度量, 除非另有注明。有关施工工程必须根据图纸所注明的尺寸, 有关尺寸不可以由图纸上直接度量, 如果需要任何增加尺寸资料, 请立即与设计师联系。所有尺寸必须现场核实并在施工工程开始前通知设计师所有错误及尺寸更改。
  - 总承包商必须负责提供所有装修设置、工器、装饰材料等物件的支撑结构物料及施工。
  - 所有内置于装饰装置内的设备所需的开口尺寸及模板需由有关设备的供应商提供给木器或家具承建商以及总承包商进行施工。

## 室内完成面材料缩写 INTERIOR FINISH ABBREVIATIONS

| 材料编号(字体高度 2.5、比例 1:1) | 索引大样符号          | 大样剖切标注 |
|-----------------------|-----------------|--------|
|                       |                 |        |
|                       | 白色乳胶漆           |        |
| 平面标高                  | 立面标高            | 天花标高索引 |
| $\pm 0.000$           | $\diamond 2500$ | 3200   |

## 图例 LEGEND

### 天花灯具图例

| 符号 | 名称         | 安装高度    |
|----|------------|---------|
|    | 吊灯         | 天花板预埋吊钩 |
|    | 吸顶灯        |         |
|    | 筒灯         |         |
|    | 防雾筒灯       |         |
|    | 石英射灯(可调节)  |         |
|    | 防雾射灯       |         |
|    | 三孔格栅筒灯     |         |
|    | 双孔格栅筒灯     |         |
|    | 格栅日光灯      |         |
|    | 壁灯         |         |
|    | 天花式排气扇(顶出) |         |
|    | 浴霸         |         |
|    | 喷淋         |         |
|    | 煤气报警器      |         |
|    | 烟感器(天花式)   |         |
|    | 内藏T5灯管     |         |
|    | 吊柜内藏T5灯管   |         |
|    | 预留灯位接线盒    | 高度详图表示  |
|    | 空调室内分体机示意  |         |

### 开关图例

| 符号 | 名称         | 用途  | 安装高度           |
|----|------------|-----|----------------|
|    | 接触式开关(平面)  | 灯控制 | 高度详图表示         |
|    | 单联开关(平面)   | 灯控制 | H=1300 床头H=650 |
|    | 双联开关(平面)   | 灯控制 | H=1300 床头H=650 |
|    | 三联开关(平面)   | 灯控制 | H=1300 床头H=650 |
|    | 总开(平面)     | 灯控制 | H=1300 床头H=650 |
|    | 空调控制开关(立面) | 空调  | H=1300         |
|    | 地暖控制开关(立面) | 地暖  | H=1300         |

### 立面开关插座图例

| 符号 | 名称       | 用途  | 安装高度           |
|----|----------|-----|----------------|
|    | 单联开关(立面) | 灯控制 | H=1300 床头H=650 |
|    | 双联开关(立面) | 灯控制 | H=1300 床头H=650 |
|    | 三联开关(立面) | 灯控制 | H=1300 床头H=650 |
|    | 强电插座     |     | H=300 (除特别说明外) |
|    | 网络信号     |     | H=300 (除特别说明外) |
|    | 电视信号     |     | H=300 (除特别说明外) |
|    | 电话信号     |     | H=300 (除特别说明外) |
|    | 报警按钮     |     | H=300 (除特别说明外) |
|    | 双位电视信号   |     | H=300 (除特别说明外) |
|    | 电话电视信号   |     | H=300 (除特别说明外) |
|    | 可视电话     |     | H=1300         |
|    | 卫生间电话    |     | H=850          |

- ### 注意事项
- 所有面板安装高度均为“面板”底边离地面完成面尺寸, 水平尺寸则以底盒中心为准, 如有冲突请与设计师核实确定。
  - 中央空调插座由空调专业公司引线及定位。

### 平面插座点位布置图

| 符号 | 名称                    | 用途     | 安装高度              |
|----|-----------------------|--------|-------------------|
|    | 配电箱(强电)               |        | H=1700            |
|    | 弱电控制箱                 | 弱电信号   | H=300             |
|    | 单相二三极地面插座 250V, 10A   |        | 地面上安装             |
|    | 电视天线插座                | 电视信号   | 地面上安装             |
|    | 电脑信息插座                | 电脑信号   | 地面上安装             |
|    | 电话墙身插座                | 电话信号   | 地面上安装             |
|    | 单相二三极插座 250V, 10A     |        | H=300 (除特别说明外)    |
|    | 预留音响环绕接口              |        | H=300 (除特别说明外)    |
|    | 单相二三极插座 250V, 10A     | 洗手台面   | H=1300            |
|    | 单相二三极插座 250V, 10A     | 空调     | H=2400            |
|    | 单相二三极插座 250V, 10A     | 冰箱     | H=300             |
|    | 单相二三极插座 250V, 10A     | 抽油烟机   | H=1800            |
|    | 单相二三极插座 250V, 10A     | 微波炉    | H=1500            |
|    | 单相二三极插座 250V, 10A     | 烤炉     | H=1000            |
|    | 单相三极扁脚插座 250V, 10A    | 洗碗机    | H=450             |
|    | 单相带开关三极扁脚插座 250V, 10A | 热水器    | H=1800 (除特别说明外)   |
|    | 单相带开关三极扁脚插座 250V, 10A | 洗衣机    | H=300             |
|    | 单相二、三极防溅水插座 250V, 10A | 洗手间、露台 | H=300 (露台)        |
|    | 电风扇插座                 |        | H=1400            |
|    | 防雾贴插座                 |        | (暂预埋86盒, 不考虑插座面板) |
|    | 单相三极防溅水插座 250V, 10A   | 蒸汽房    |                   |
|    | 单相三极防溅水插座 250V, 10A   | 座厕     | H=300             |
|    | 单相三极防溅水插座 250V, 10A   | 按摩浴缸   |                   |
|    | 隔离开关(86底盒)            | 控制蒸汽浴房 | H=1100 (除特别说明外)   |
|    | 电视天线插座                | 电视信号   | H=300 (除特别说明外)    |
|    | 电脑信息插座                | 电脑信号   | H=300 (除特别说明外)    |
|    | 电话墙身插座                | 电话信号   | H=300 (除特别说明外)    |
|    | 对讲室内机                 |        | H=1300            |
|    | 门铃按钮                  |        | H=1300            |
|    | 手报按钮                  |        | H=850             |
|    | 燃气表示意图                |        |                   |

### 平面图填充

| 图例 | 说明           | 图例 | 说明       |
|----|--------------|----|----------|
|    | 轻质隔墙、后增加墙体填充 |    | 柱体及剪力墙填充 |

### 立面图填充

| 图例 | 说明      | 图例 | 说明      |
|----|---------|----|---------|
|    | 外框墙体填充  |    | 木饰面1填充  |
|    | 墙面涂料    |    | 木饰面2填充  |
|    | 水泥砂浆层填充 |    | 木饰面3填充  |
|    | 玻璃填充    |    | 石材饰面1填充 |
|    | 石膏板填充   |    | 石材饰面2填充 |
|    | 多层板基层填充 |    | 石材饰面3填充 |
|    | 金属      |    |         |
|    | 木工板基层填充 |    |         |
|    | 地毯      |    |         |



DESIGN FIRM 设计单位  
金螳螂家装电子商务(苏州)有限公司  
苏州西环路888号 邮编: 215004  
888Xhuan Road, Suzhou, China  
TEL: 400-0306-888  
24小时客服热线: 400-0306-888

CLIENT 建设单位  
建设单位

PROJECT TITLE 项目名称  
Interior Fine Decoration Project  
金螳螂·家一启东店  
自来水厂办公室项目

DRAWING TITLE 图名

### REVISIONS 版本

| 版本  | 1 | 2 | 3 | 4 | 5 | 6 |
|-----|---|---|---|---|---|---|
| 第一版 |   |   |   |   |   |   |
| 第二版 |   |   |   |   |   |   |
| 第三版 |   |   |   |   |   |   |
| 第四版 |   |   |   |   |   |   |
| 第五版 |   |   |   |   |   |   |
| 第六版 |   |   |   |   |   |   |

APPROVED 审定  
DESIGN DIRECTOR 设计总监  
DESIGNER 设计师  
DRAWN 客户  
SCALE 比例  
DATE 日期

·本图纸的知识产权属于“金螳螂·家”电子商务有限公司  
·任何单位和个人不得复制或抄袭。  
·所有标注尺寸均以现场测量为准。  
·施工部门须按现场实际尺寸进行施工。  
·本设计直接对整体效果负责。  
·任何一方改动需通知设计师, 同意后方可实施。  
·图纸之修改须由设计师或在施工前提出, 否则须承担全部责任。

KEY PLAN 索引图

SHEET No. 图号  
**IN-3**  
PROJECT No. 项目编号  
**JTLJ00001**

|    |     |
|----|-----|
| 动力 | 暖通  |
| 电气 | 给排水 |
| 结构 | 建筑  |

| 图纸目录  |               |    | 图纸目录 |  |  |
|-------|---------------|----|------|--|--|
| 图纸编号  | 图纸中文名称        | 备注 |      |  |  |
| I     | 总目录           | A3 |      |  |  |
| II    | 总目录           | A3 |      |  |  |
| P-01  | 原始平面图         | A3 |      |  |  |
| P-02  | 原始梁平面图        | A3 |      |  |  |
| P-03  | 平面布置图         | A3 |      |  |  |
| P-04  | 新建墙体及门洞尺寸布置图  | A3 |      |  |  |
| P-05  | 天花布置图         | A3 |      |  |  |
| P-06  | 天花尺寸图         | A3 |      |  |  |
| P-07  | 灯具尺寸图         | A3 |      |  |  |
| P-08  | 地面布置图         | A3 |      |  |  |
| P-09  | 立面材质图         | A3 |      |  |  |
| P-10  | 强电平面布置图       | A3 |      |  |  |
| P-11  | 照明平面布置图       | A3 |      |  |  |
| P-12  | 弱电平面布置图       | A3 |      |  |  |
| P-13  | 吊顶音响布置图       | A3 |      |  |  |
| P-14  | 应急疏散平面布置图     | A3 |      |  |  |
| P-15  | 水路平面布置图       | A3 |      |  |  |
| E-16  | 前台、洽谈区立面图     | A3 |      |  |  |
| E-17  | 吧台酒柜立面图       | A3 |      |  |  |
| E-18  | 沙盘、洽谈区立面图     | A3 |      |  |  |
| E-19  | 过道背景立面图       | A3 |      |  |  |
| E-20  | 过道背景立面图       | A3 |      |  |  |
| E-21  | VIP室背景立面图     | A3 |      |  |  |
| E-22  | 财务室立面图        | A3 |      |  |  |
| E-23  | 女卫立面图         | A3 |      |  |  |
| E-24  | 男卫立面图         | A3 |      |  |  |
| E-25  | 干区浴室柜立面图      | A3 |      |  |  |
| CD-26 | 大厅吊顶节点图       | A3 |      |  |  |
| CD-27 | 沙盘、VIP室吊顶节点图  | A3 |      |  |  |
| CD-28 | 会议室/食堂大厅吊顶节点图 | A3 |      |  |  |
| CD-29 | 包厢/财务室吊顶节点图   | A3 |      |  |  |
| D-30  | 大厅包柱节点图       | A3 |      |  |  |
| D-31  | 酒吧台节点图一       | A3 |      |  |  |
| D-32  | 酒吧台节点图二       | A3 |      |  |  |
| D-33  | 大堂吧台节点图一      | A3 |      |  |  |
| D-34  | 大堂吧台节点图二      | A3 |      |  |  |



DESIGN FIRM 设计单位  
 金螳螂家装电子商务(苏州)有限公司  
 苏州西环路888号 邮编: 215004  
 888Xhuan Road, Suzhou, China  
 TEL: 400-0306-888  
 24小时客服热线: 400-0306-888  
 COOPERATIVE DESIGN 合作设计

CLIENT 建设单位  
 建设单位

PROJECT TITLE 项目名称  
**金螳螂·家一启东店  
 自来水厂办公室项目**  
 Interior Fine Decoration Project  
 DRAWING TITLE 图名

REVISIONS 版本

|     |   |     |   |
|-----|---|-----|---|
| 第一版 | 1 | 第二版 | 2 |
| 第三版 | 3 | 第四版 | 4 |
| 第五版 | 5 | 第六版 | 6 |

APPROVED 审定  
 VERIFIED 审核  
 DESIGN DIRECTOR 设计总监  
 DESIGNER 设计师  
 DRAWN 客户  
 SCALE 比例  
 DATE 日期

· 本图纸的知识产权属于“金螳螂·家”电子商务有限公司  
 · 任何组织和个人不得复制或抄袭;  
 · 所有标注尺寸均以现场测量为准;  
 · 施工部门须按现场实际尺寸进行施工;  
 · 本设计直接对整体效果负责;  
 · 任何一方改动需通知设计师, 同意后后方可实施;  
 · 图纸之修改施工必须在施工前申请并签字, 否则须承担全部责任;

KEY PLAN 索引图

SHEET No. 图号  
**IN-3**  
 PROJECT No. 项目编号  
**JTLJ00001**

|    |    |
|----|----|
| 动力 | 暖通 |
| 电气 | 给水 |
| 弱电 | 结构 |



DESIGN FIRM 设计单位  
金螳螂家装电子商务(苏州)有限公司  
苏州工业园区金尚路99号 邮编: 215008  
No. 99, Jinshang Road, Suzhou Industrial Park  
TEL: 400-0306-888  
24小时客服热线: 400-0306-888

CLIENT 建设单位  
建设单位

PROJECT TITLE 项目名称

金螳螂·家自来水办公室  
项目名称  
JIN TANG LANG · JIA \*\* XIANG MU

DRAWING TITLE 图名

原始平面图

REVISIONS 版本

|     |     |
|-----|-----|
| 第一版 | 第二版 |
| 第三版 | 第四版 |

OWNER 业主

CHECKED 设计总监

DESIGNER 设计师

PD 订制品设计师

ED 工程总监

EH 工程管家

CM 施工经理

SCALE 比例 1:70

DATE 日期


版权所有  
施工时须以标注尺寸为准  
施工单位须现场校核尺寸  
如有不符请立即通知设计单位  
This drawing is copyright  
Contractors shall work from figured dimensions only  
Contractors must check all dimensions on site  
Contractors must be respected immediately to architects

KEY PLAN 索引图

SHEET No. 图号


OP

PROJECT No. 项目编号

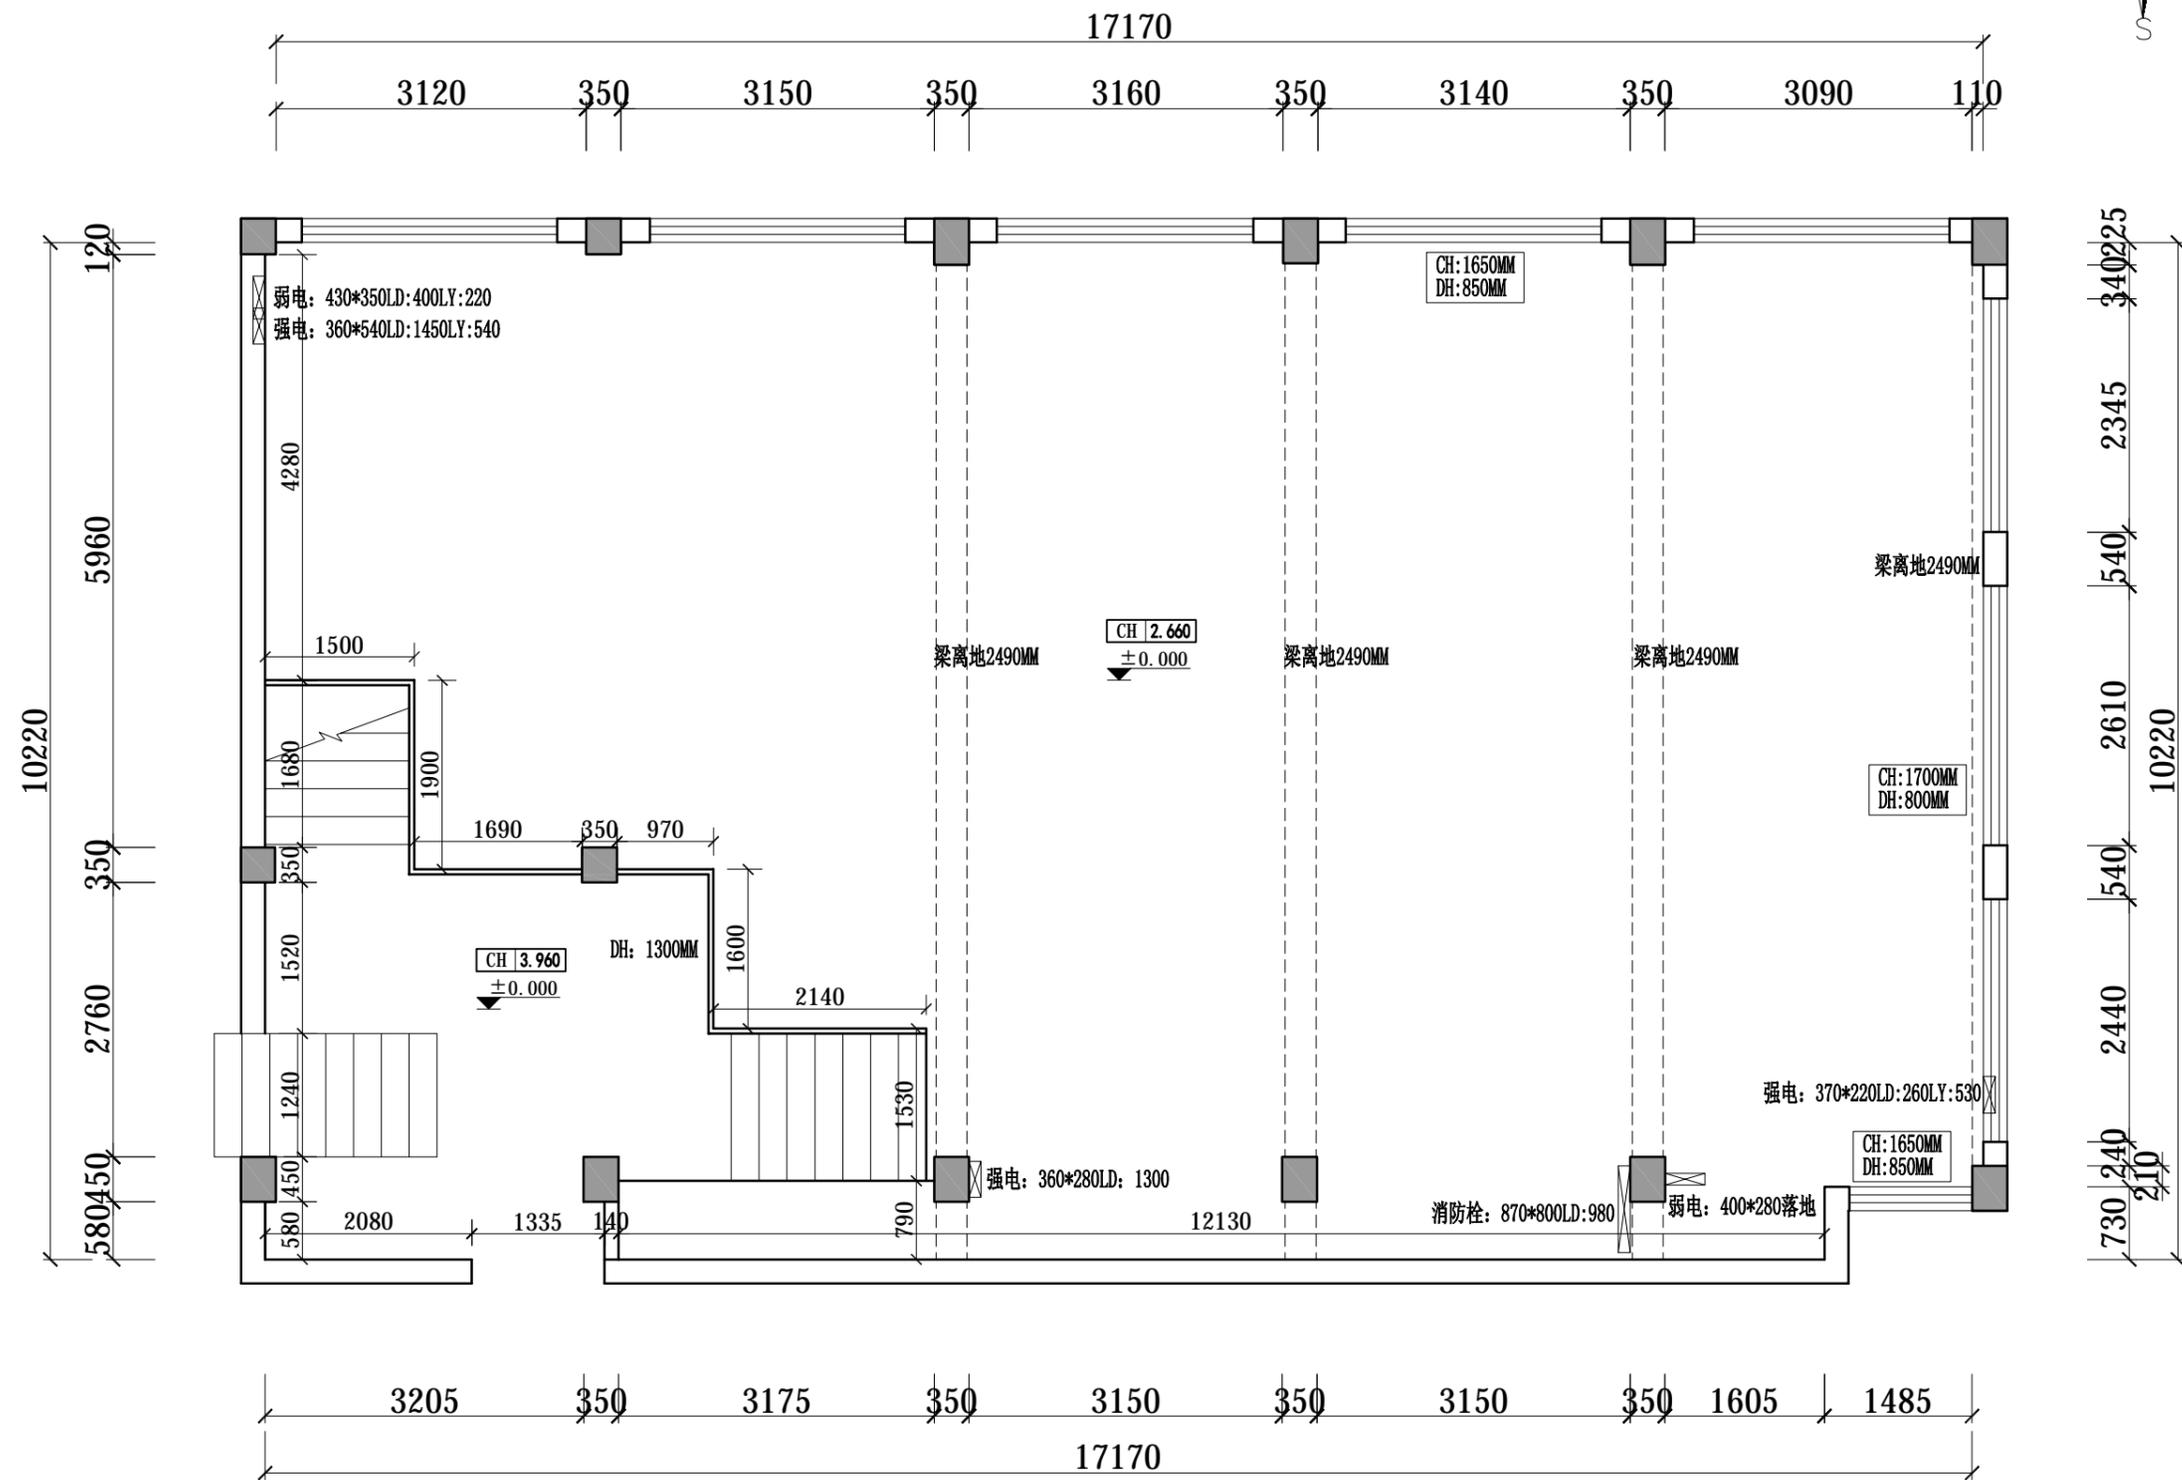

ORIGINAL PLAN

原始平面图 SCALE: 1/70

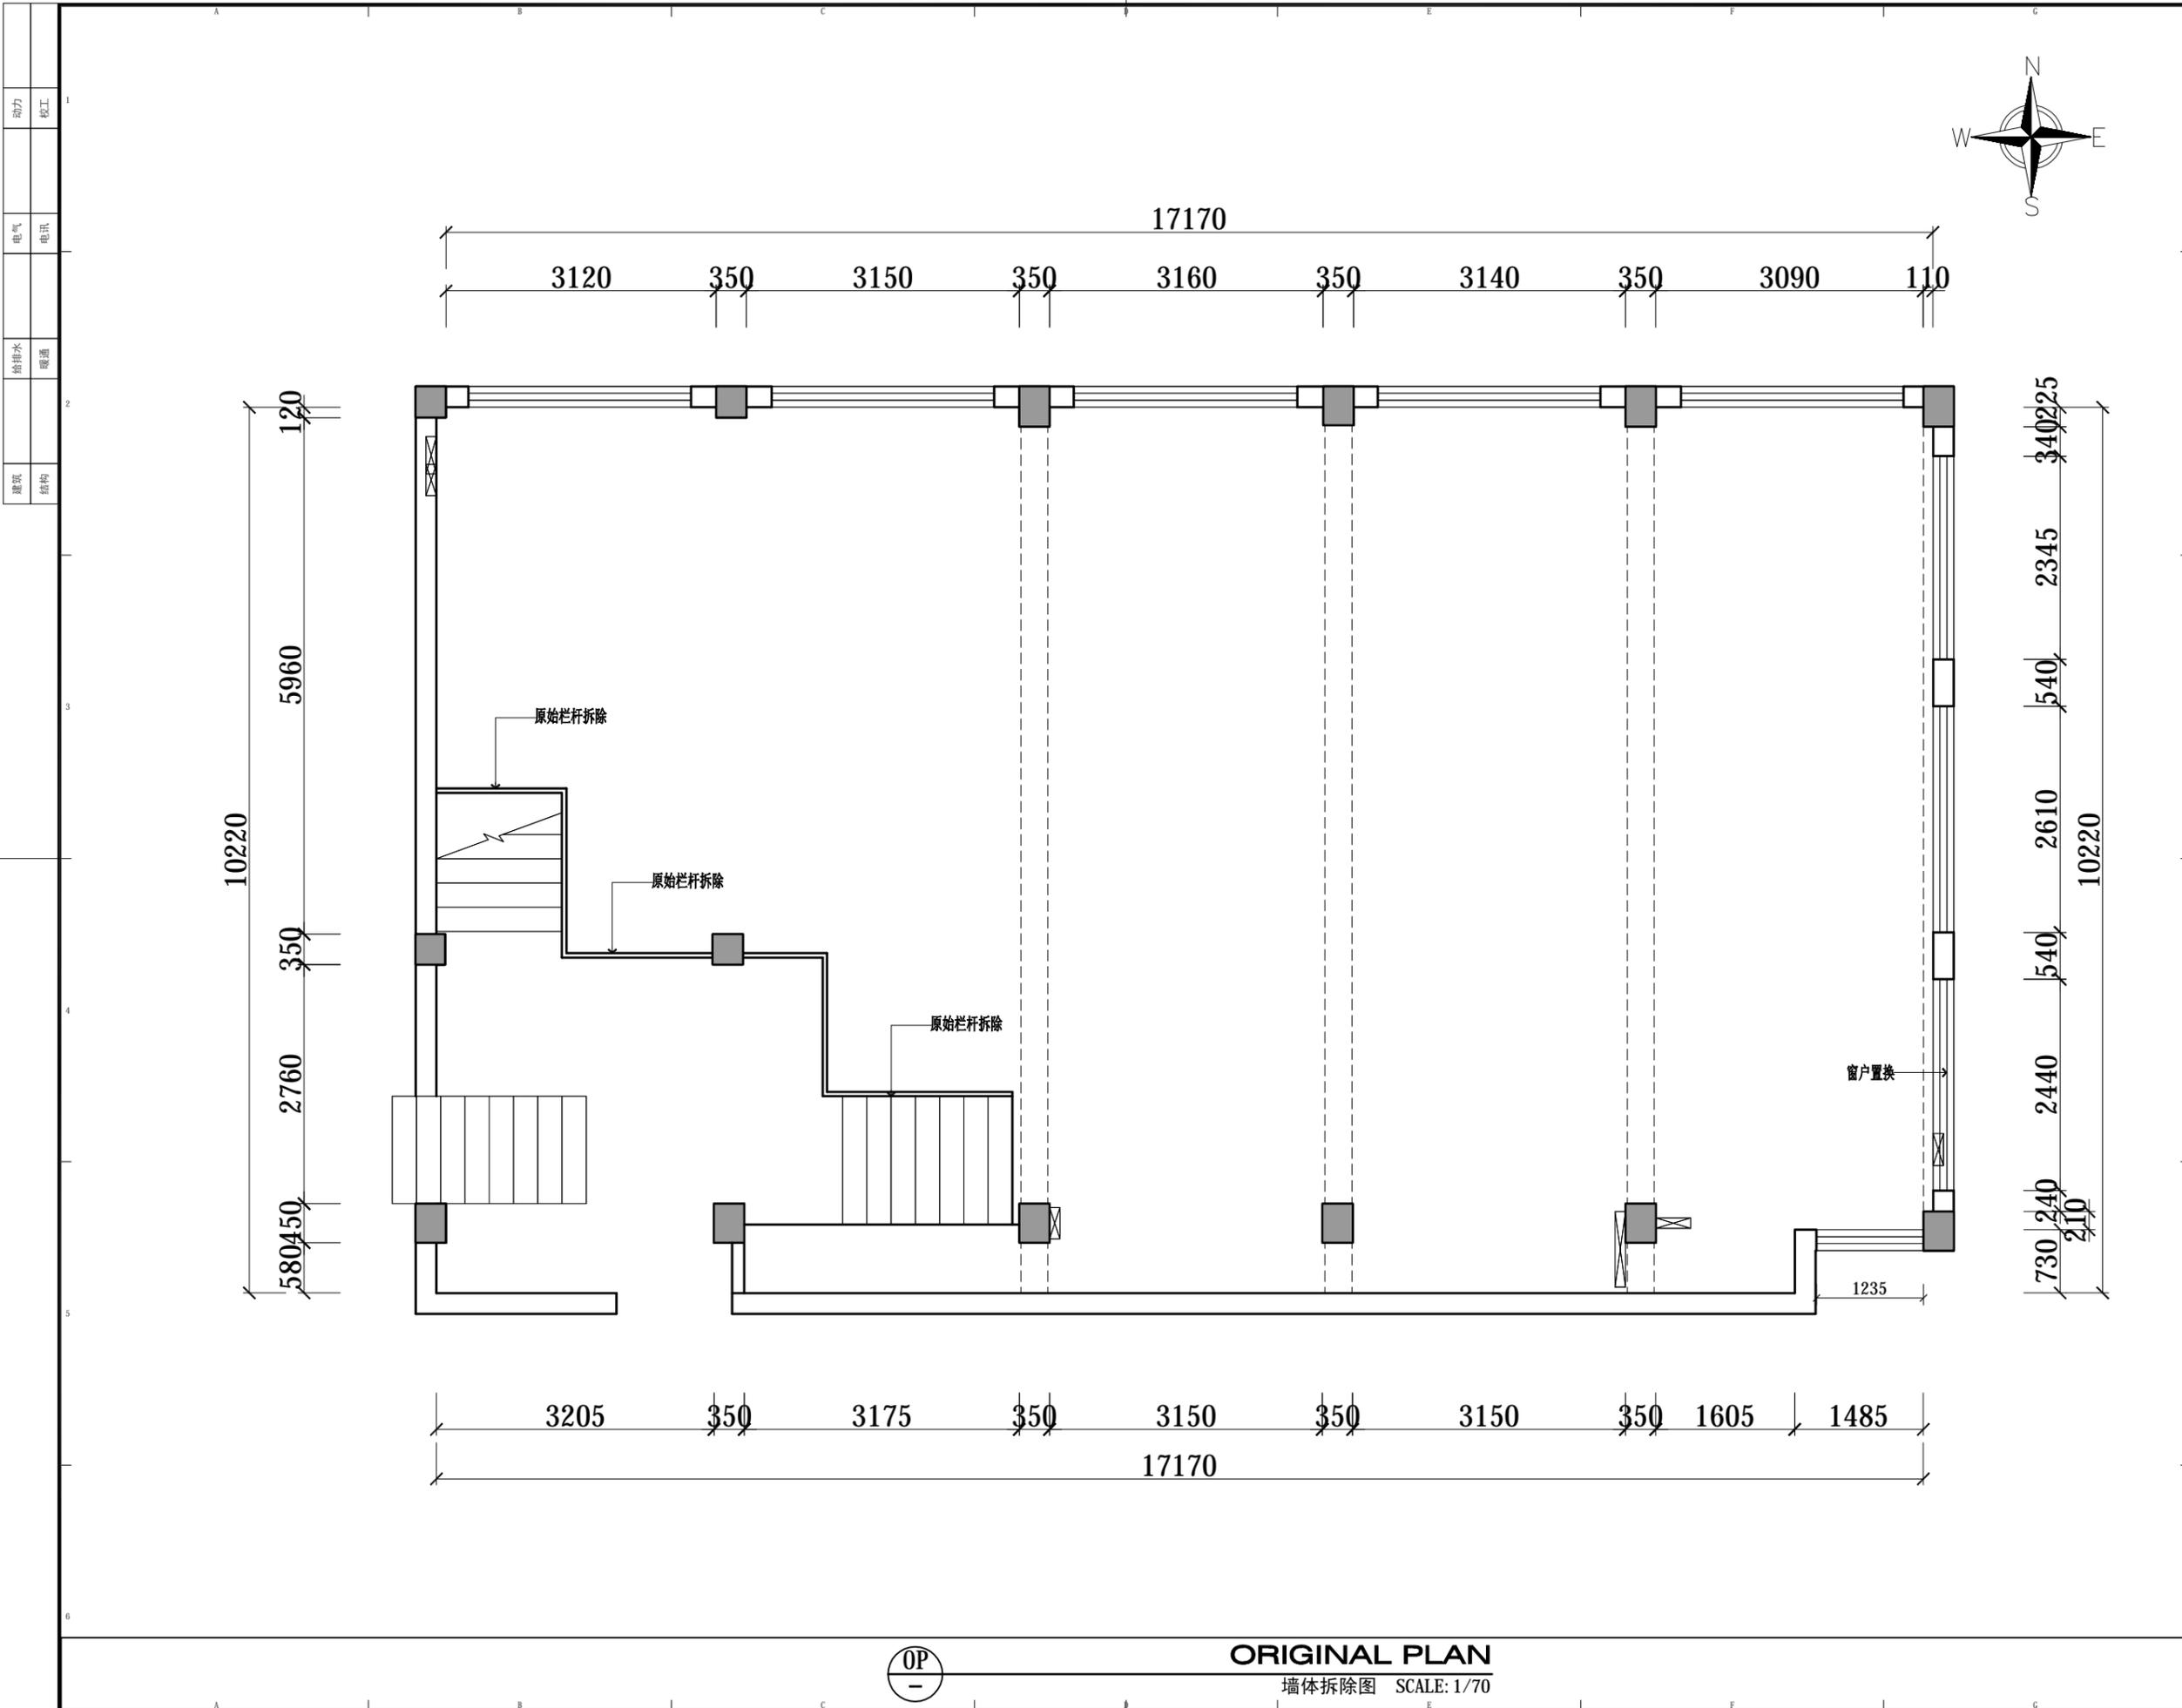

DESIGN FIRM 设计单位  
 金螳螂家装电子商务(苏州)有限公司  
 苏州工业园区金尚路99号 邮编: 215008  
 No. 99, Jinshang Road, Suzhou Industrial Park  
 TEL: 400-0306-888  
 24小时客服热线: 400-0306-888

CLIENT 建设单位

建设单位

PROJECT TITLE 项目名称

金螳螂·家自来水办公室  
 项目名称  
 JIN TANG LANG · JIA \*\* \*\* XIANG MU

DRAWING TITLE 图名

墙体拆除图

REVISIONS 版本

第一版 第二版

第三版 第四版

OWNER

业主

CHECKED

设计总监

DESIGNER

设计师

PD

订制品设计师

ED

工程总监

EH

工程管家

CM

施工经理

SCALE

比例 1:70

DATE

日期

版权所有  
 施工时须以标注尺寸为准  
 施工单位须现场校验尺寸  
 如有不符须立即通知设计单位  
 This drawing is copyright  
 Contractors shall work from figured dimensions only  
 Contractors must check all dimensions on site  
 Contractors must be respectful to architects

KEY PLAN 索引图

SHEET No. 图号

OP


PROJECT No. 项目编号



ORIGINAL PLAN

墙体拆除图 SCALE: 1/70

|     |    |
|-----|----|
| 动力  | 木工 |
| 电气  | 电讯 |
| 给排水 | 暖通 |
| 建筑  | 结构 |

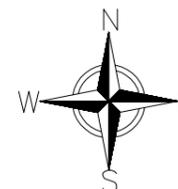

DESIGN FIRM 设计单位  
金螳螂家装电子商务(苏州)有限公司  
苏州工业园区金尚路99号 邮编: 215008  
No. 99, Jinsang Road, Suzhou Industrial Park  
TEL: 400-0306-888  
24小时客服热线: 400-0306-888

CLIENT 建设单位  
建设单位

PROJECT TITLE 项目名称

金螳螂·家自来水办公室  
项目名称  
JIN TANG LANG · JIA \*\* XIANG MU

DRAWING TITLE 图名

墙体新增图

REVISIONS 版本

第一版 第二版

第三版 第四版

OWNER

业主

CHECKED

设计总监

DESIGNER

设计师

PD

订制品设计师

ED

工程总监

EH

工程管家

CM

施工经理

SCALE

比例 1:70

DATE

日期


版权所有  
施工时须以标注尺寸为准  
施工单位须现场校核尺寸  
如有不符请立即通知设计单位  
This drawing is copyright  
Contractors shall work from figured dimensions only  
Contractors must check all dimensions on site  
Contractors must be respectful immediately to architects

KEY PLAN 索引图

SHEET No. 图号

OP

PROJECT No. 项目编号

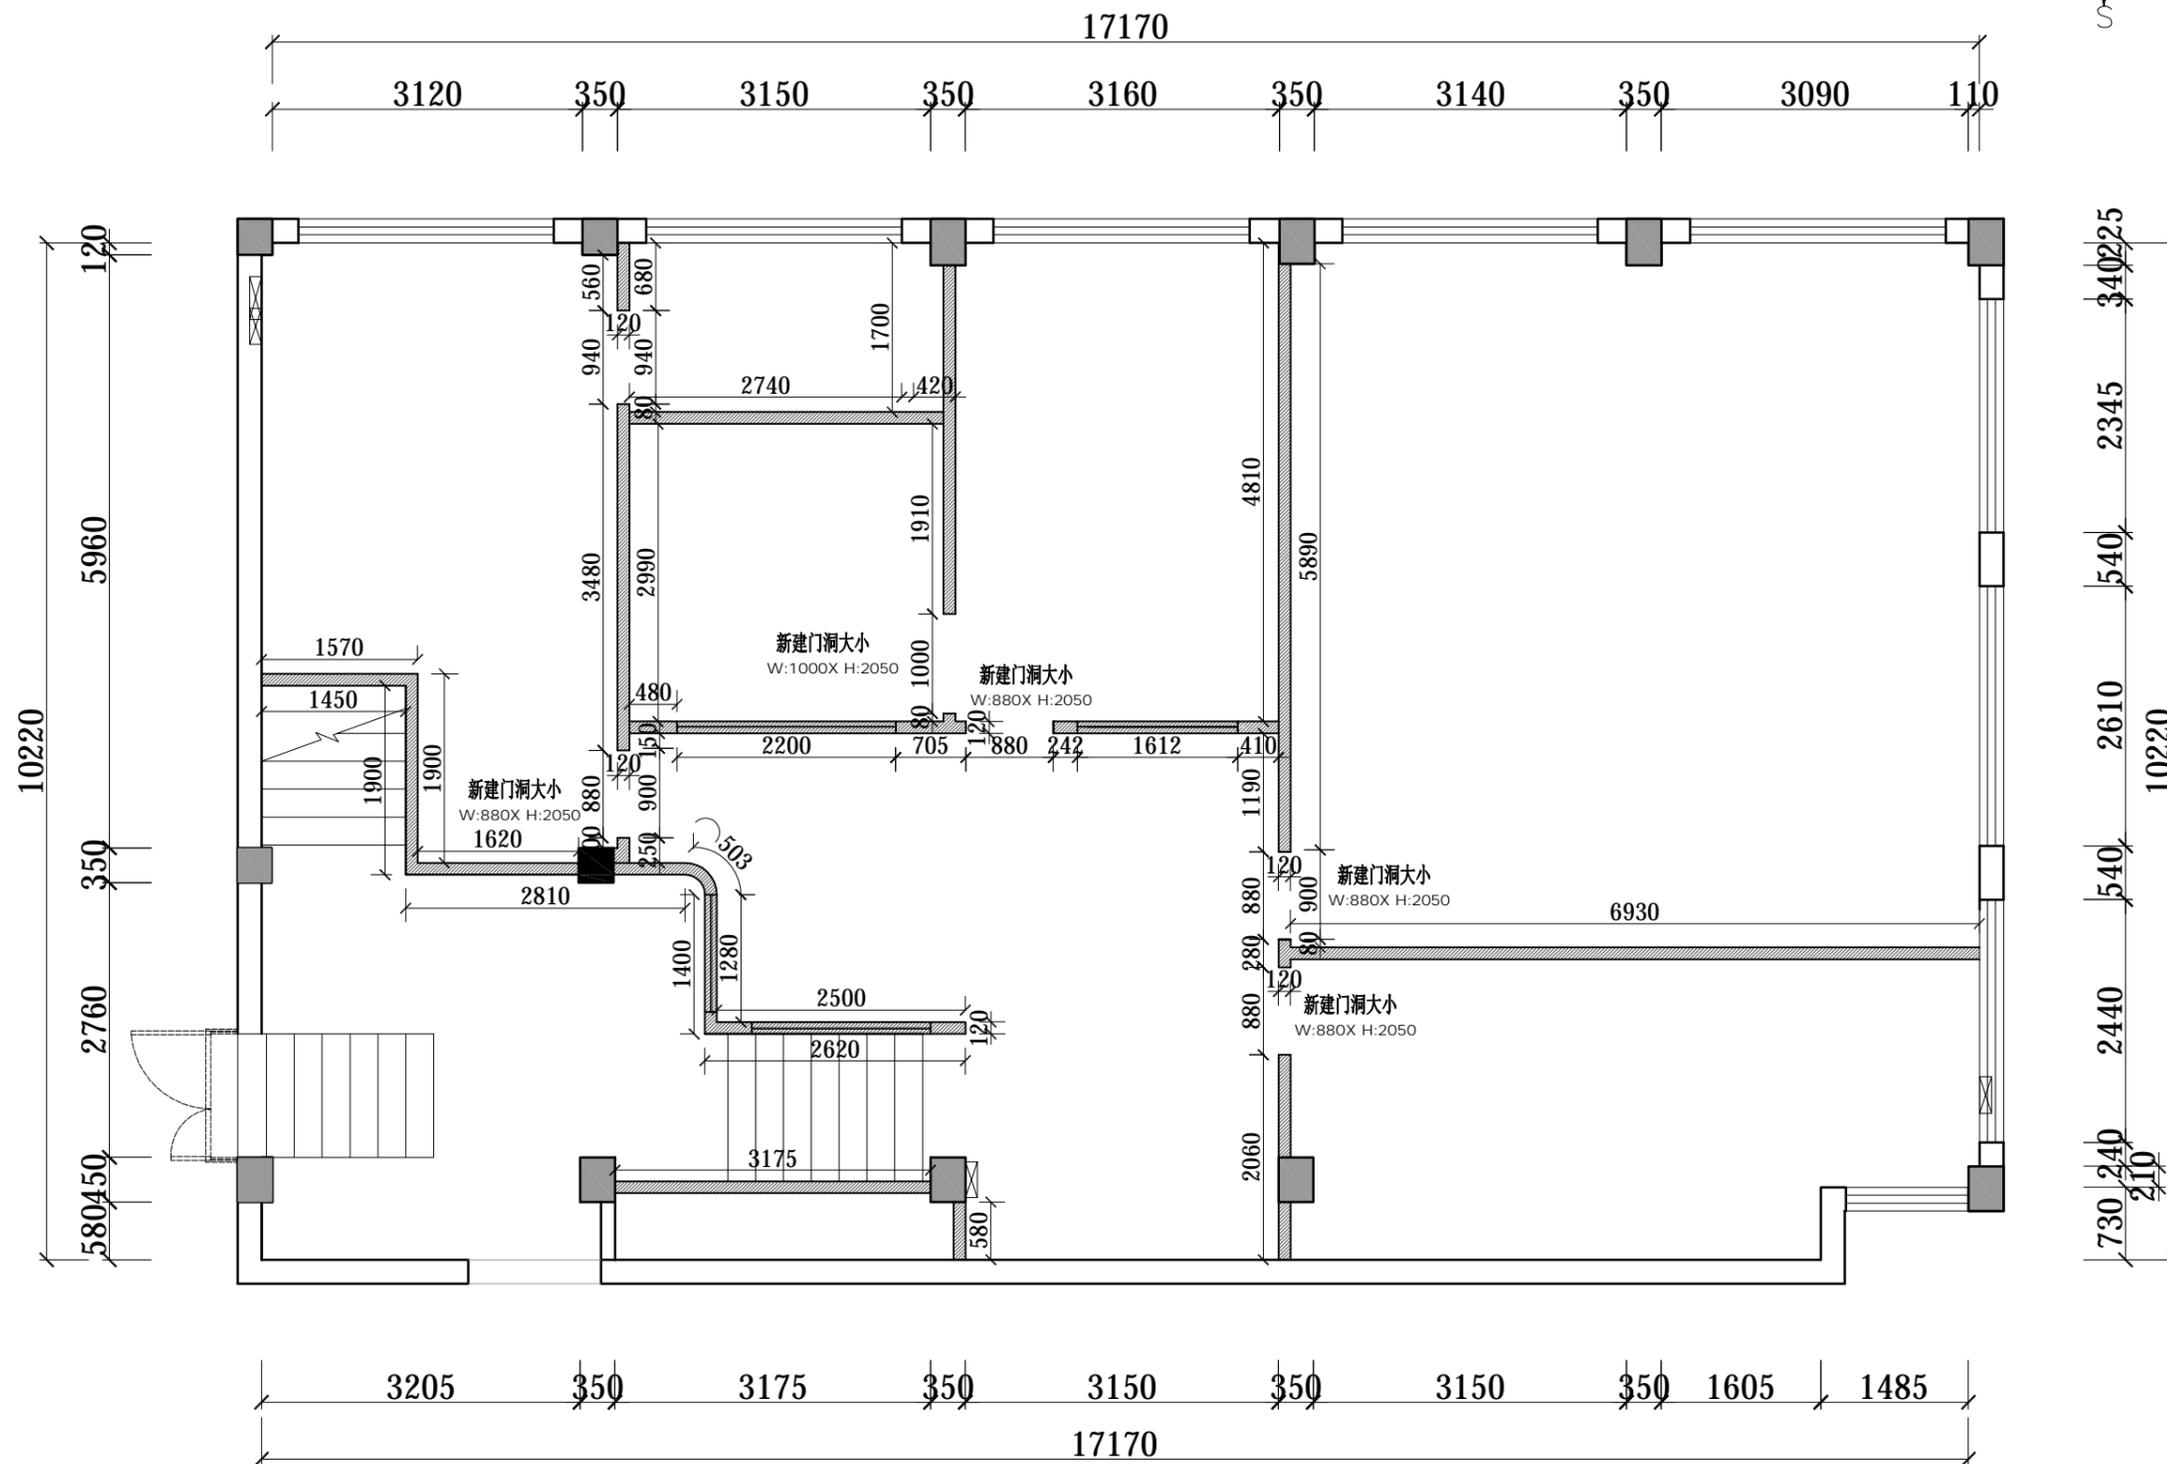

ORIGINAL PLAN

墙体新增图 SCALE: 1/70

|     |    |
|-----|----|
| 动力  | 校工 |
| 电气  | 电讯 |
| 给排水 | 暖通 |
| 建筑  | 结构 |



DESIGN FIRM 设计单位  
 金螳螂家装电子商务(苏州)有限公司  
 苏州工业园区金尚路99号 邮编: 215008  
 No. 99, Jinshang Road, Suzhou Industrial Park  
 TEL: 400-0306-888  
 24小时客服热线: 400-0306-888

CLIENT 建设单位

建设单位

PROJECT TITLE 项目名称

金螳螂·家自来水办公室  
 项目名称  
 JIN TANG LANG · JIA \*\* XIANG MU

DRAWING TITLE 图名

平面布置图

REVISIONS 版本

第一版 第二版

第三版 第四版

OWNER

业主

CHECKED

设计总监

DESIGNER

设计师

PD

订制品设计师

ED

工程总监

EH

工程管家

CM

施工经理

SCALE

比例 1:70

DATE

日期



版权所有  
 施工时须以标注尺寸为准  
 施工单位须现场校核尺寸  
 如有不符请立即通知设计单位  
 This drawing is copyright  
 Contractors shall work to the figure dimensions only  
 Contractors must check all dimensions on site  
 Contractors must be reported immediately to architects

KEY PLAN 索引图



SHEET No. 图号

OP

PROJECT No. 项目编号

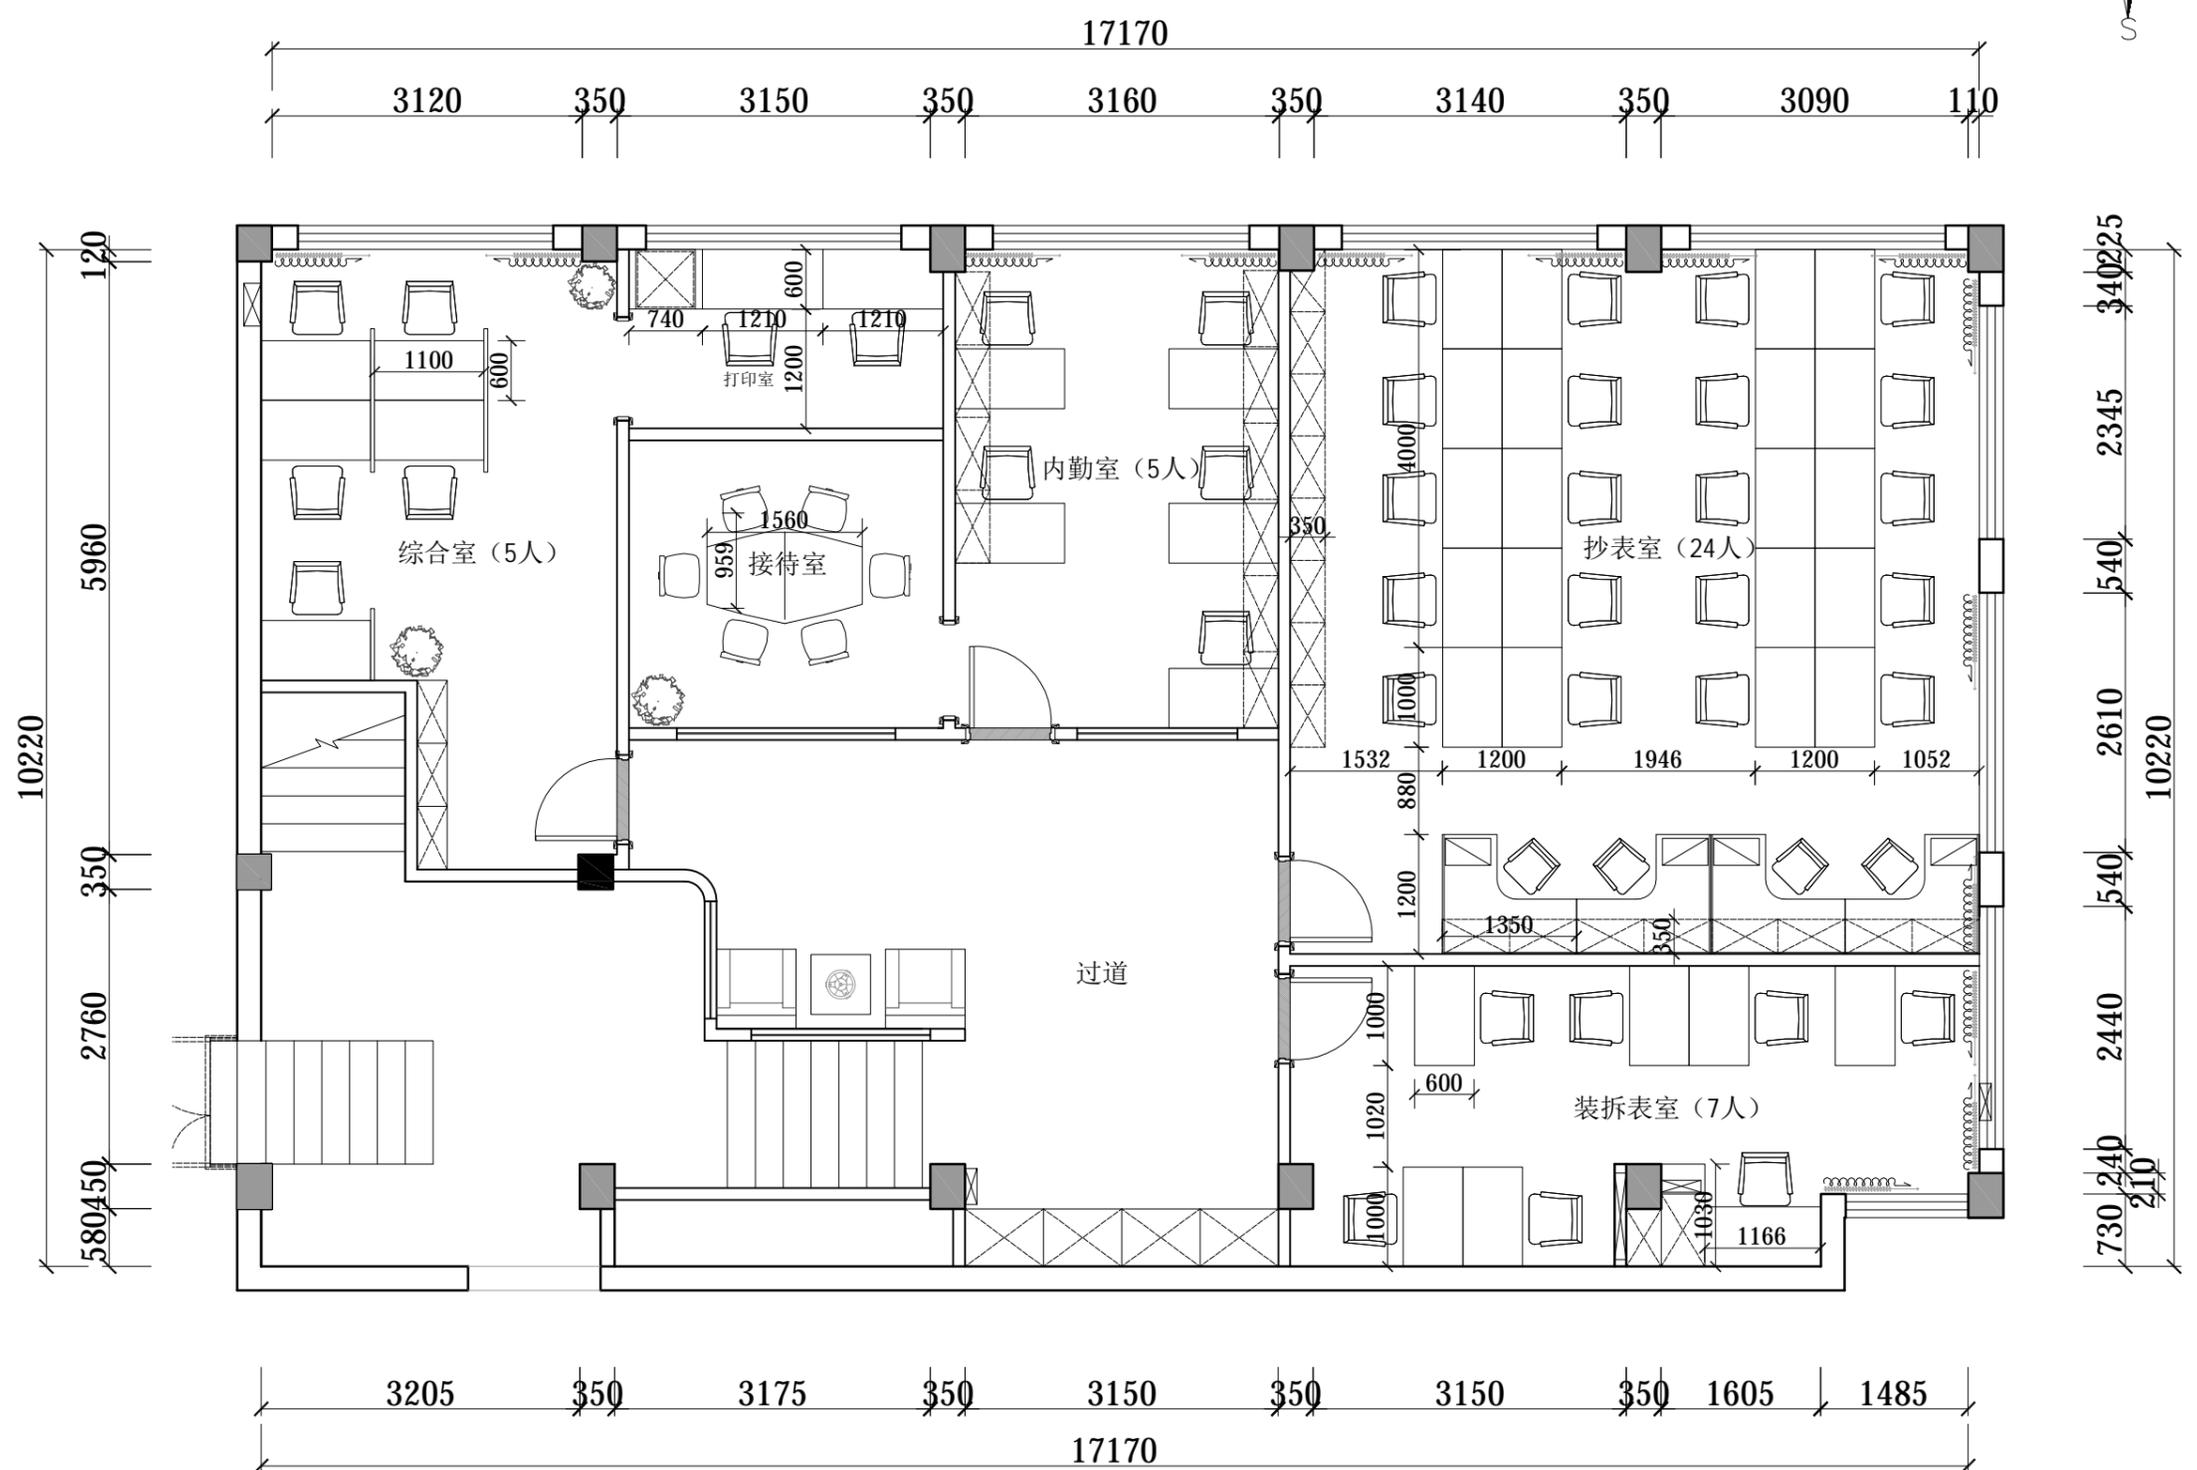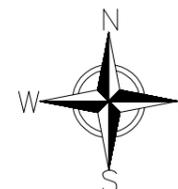

FF  
**FIXTURE/FURNISHING PLAN**  
 平面布置图 SCALE: 1/70

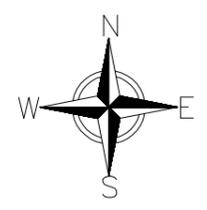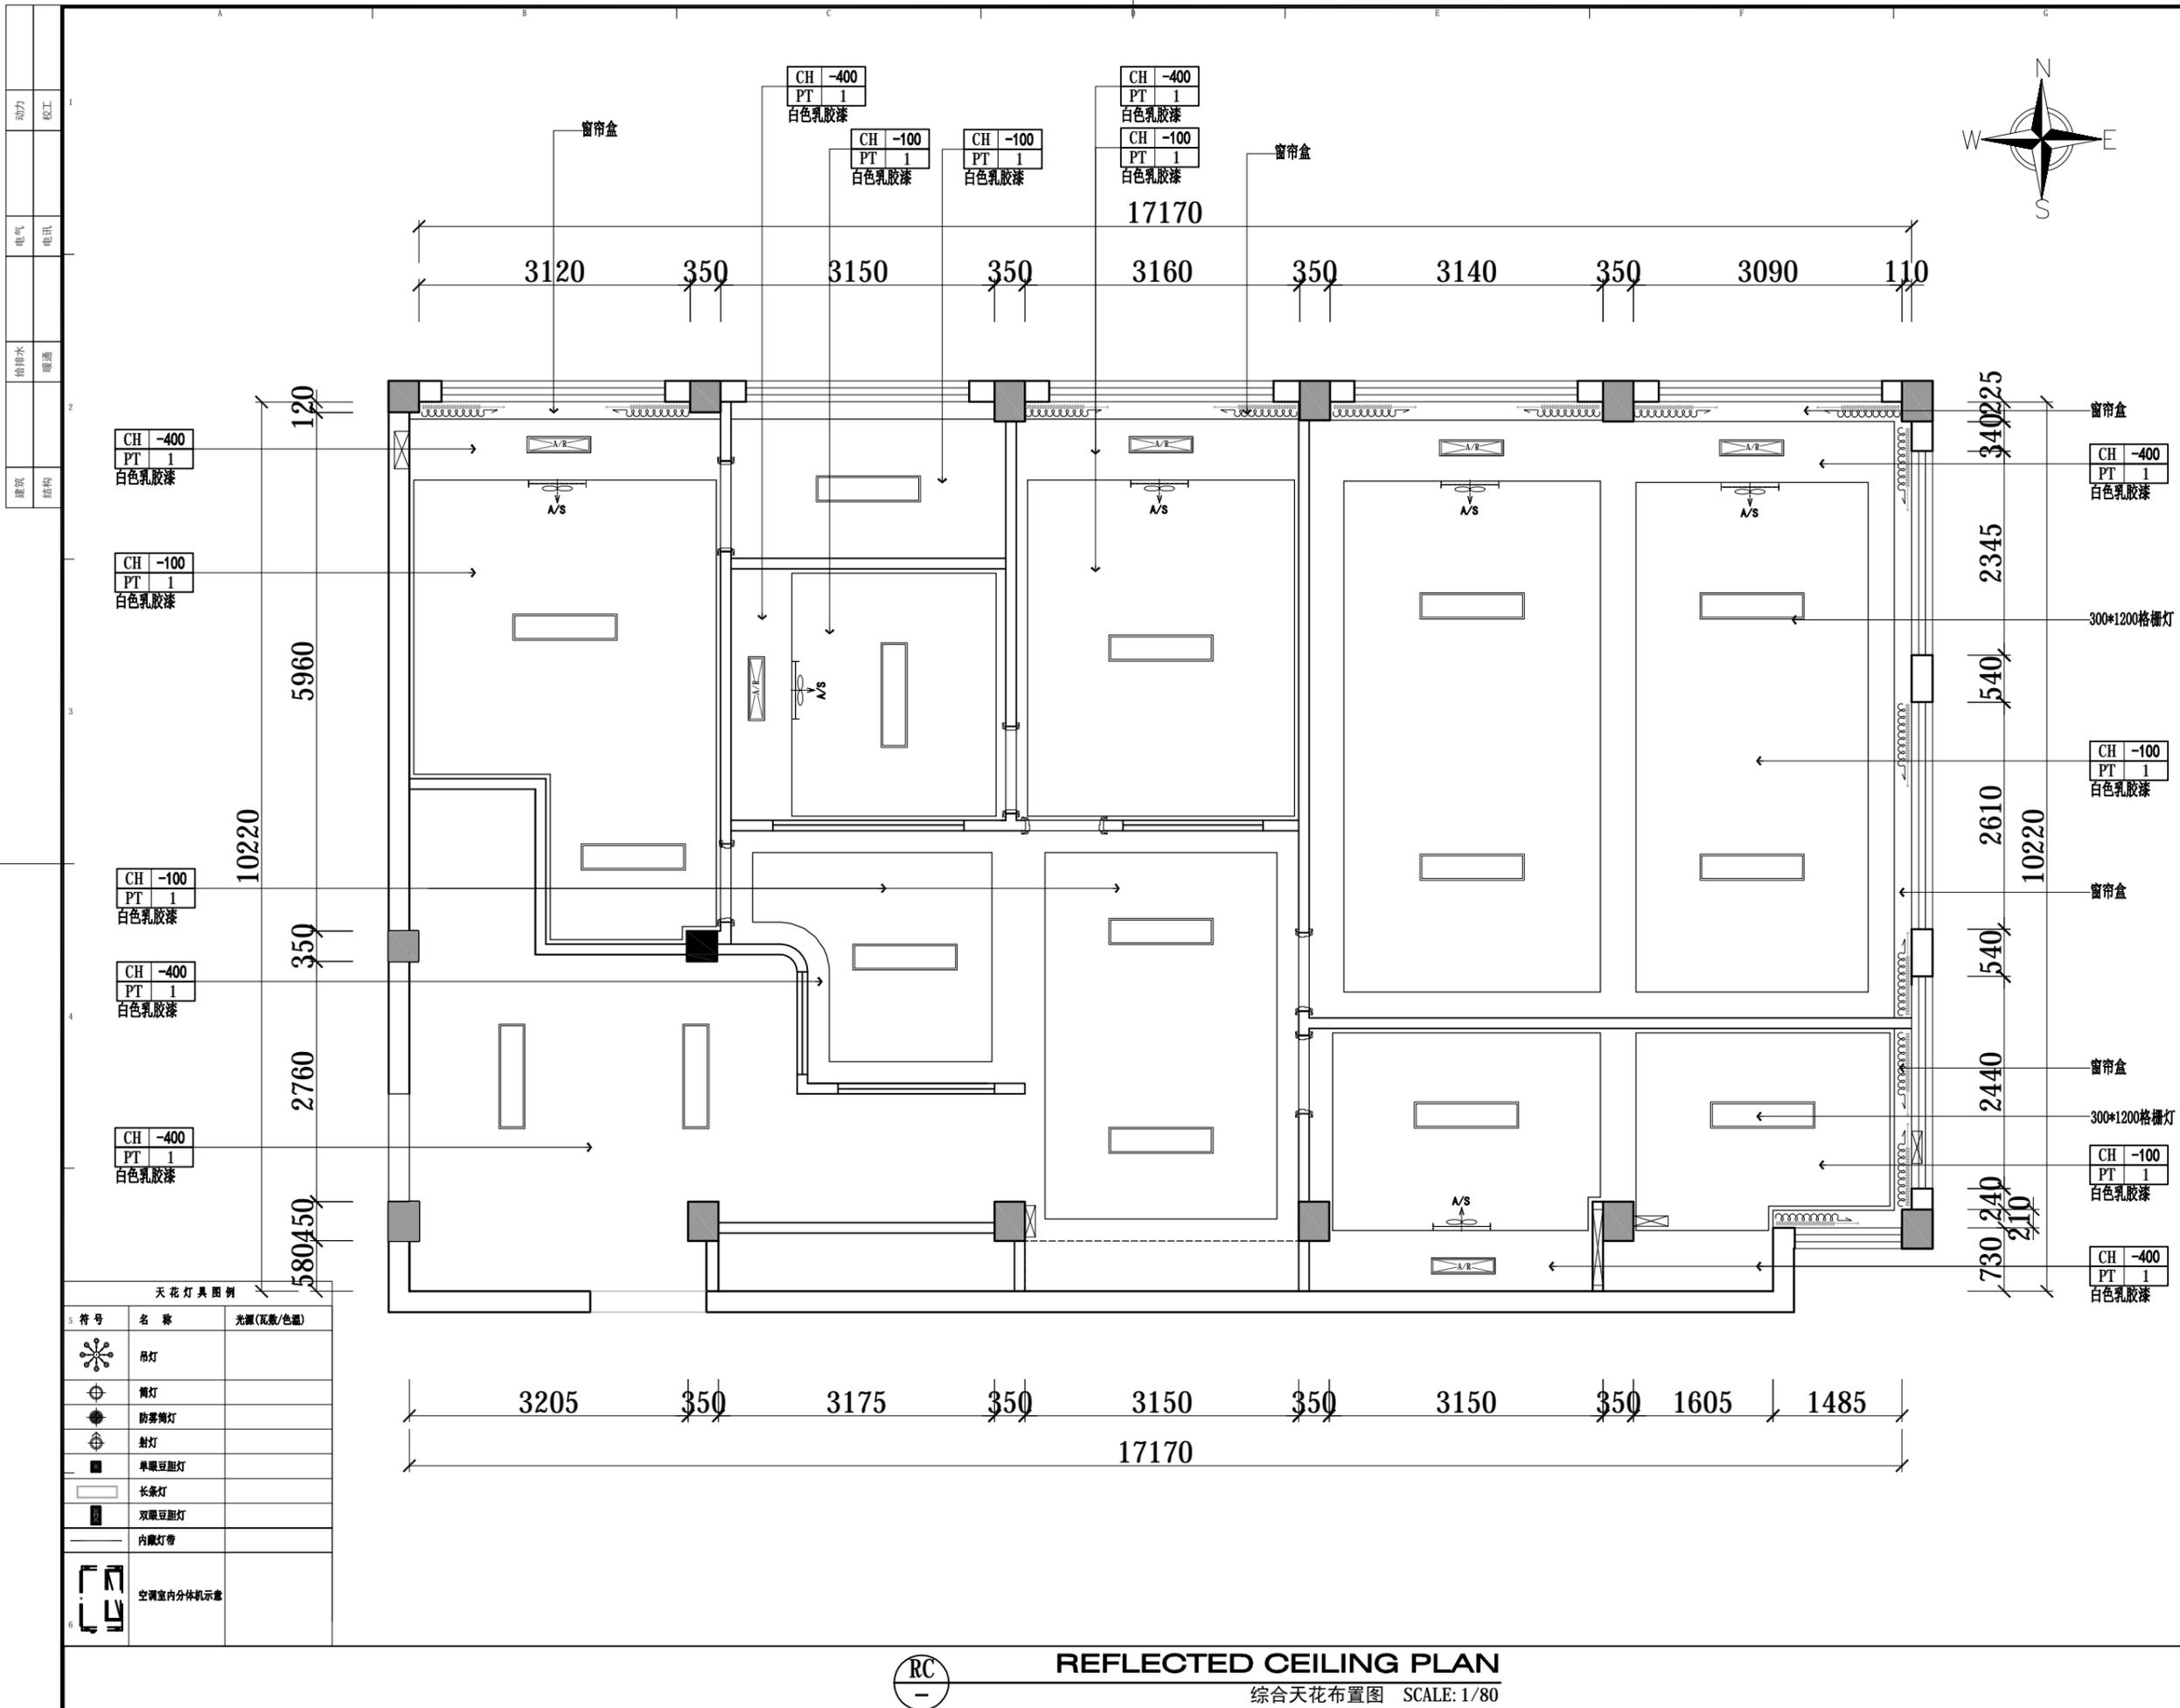

DESIGN FIRM 设计单位  
 金螳螂家装电子商务(苏州)有限公司  
 苏州工业园区金尚路99号 邮编: 215008  
 No. 99, Jinshang Road, Suzhou Industrial Park  
 TEL: 400-0306-888  
 24小时客服热线: 400-0306-888

CLIENT 建设单位  
 建设单位

PROJECT TITLE 项目名称  
**金螳螂·家自来水办公室**  
**项目名称**  
 JIN TANG LANG · JIA · \* \* XIANG MU  
 DRAWING TITLE 图名  
**综合天花布置图**

REVISIONS 版本  
 第一版 第二版  
 第三版 第四版  
 OWNER 业主  
 CHECKED 设计总监  
 DESIGNER 设计师  
 PD 订制品设计师  
 ED 工程总监  
 EH 工程管家  
 CM 施工经理  
 SCALE 比例 1:80  
 DATE 日期

版权所有  
 施工时须以标注尺寸为  
 施工单位须现场校核尺寸  
 如有不符请立即通知设计单位  
 This drawing is copyright  
 Contractors shall work to the dimensions only  
 Contractors must check all dimensions on site  
 Contractors must be reported immediately to architects

KEY PLAN 索引图  
 SHEET No. 图号  
**RC-01**  
 PROJECT No. 项目编号

天花灯具图例

| 5 符号 | 名称        | 光源(瓦数/色温) |
|------|-----------|-----------|
|      | 吊灯        |           |
|      | 筒灯        |           |
|      | 射灯        |           |
|      | 单眼豆胆灯     |           |
|      | 长条灯       |           |
|      | 双眼豆胆灯     |           |
|      | 内嵌灯带      |           |
|      | 空调室内分体机示意 |           |

**RC**  
**REFLECTED CEILING PLAN**  
 综合天花布置图 SCALE: 1/80

|     |    |
|-----|----|
| 动力  | 校工 |
| 电气  | 电讯 |
| 给排水 | 暖通 |
| 建筑  | 结构 |



DESIGN FIRM 设计单位  
金螳螂家装电子商务(苏州)有限公司  
苏州工业园区金尚路99号 邮编: 215008  
No. 99, Jinshang Road, Suzhou Industrial Park  
TEL: 400-0306-888  
24小时客服热线: 400-0306-888

CLIENT 建设单位  
建设单位

PROJECT TITLE 项目名称

金螳螂·家自来水办公室  
项目名称  
JIN TANG LANG · JIA \*\* XIANG MU

DRAWING TITLE 图名

综合天花尺寸图

REVISIONS 版本

第一版 第二版

第三版 第四版

OWNER

业主

CHECKED

设计总监

DESIGNER

设计师

PD

订制品设计师

ED

工程总监

EH

工程管家

CM

施工经理

SCALE

比例 1:80

DATE

日期

版权所有

施工时须以标注尺寸为

施工单位须现场校核尺寸

如有不符请立即通知设计单位

This drawing is copyright

Contractors shall work to the figured dimensions only

Contractors must check all dimensions on site


Contractors must be reported immediately to architects

KEY PLAN 索引图

SHEET No. 图号

RC-01

PROJECT No. 项目编号

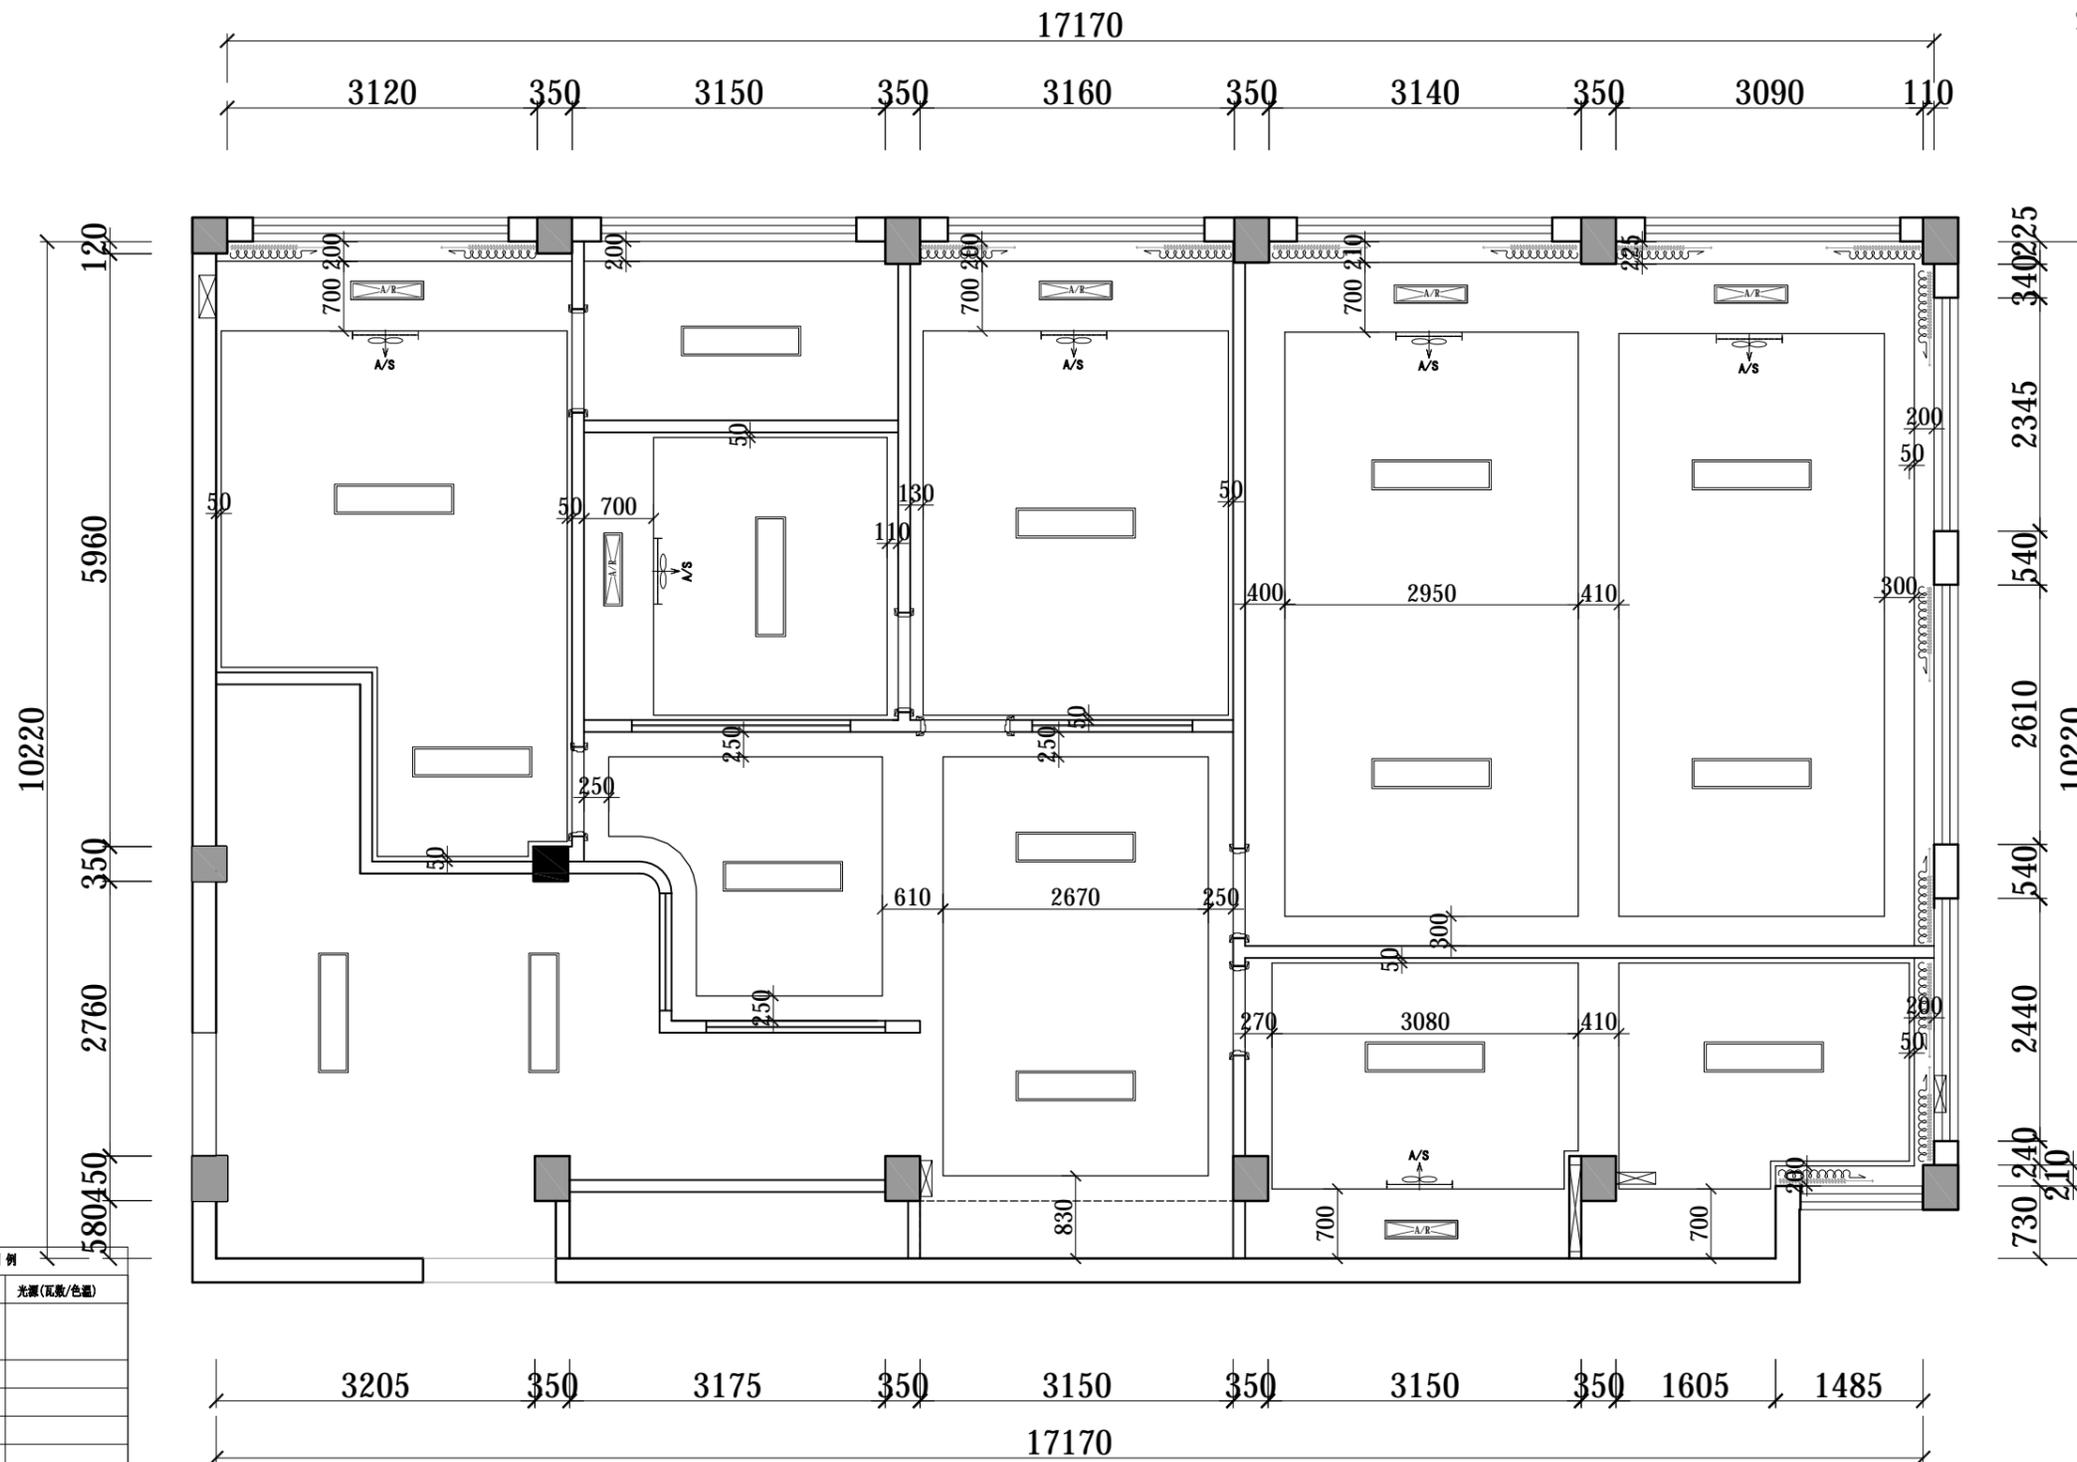


| 天花灯具图例 |           |           |
|--------|-----------|-----------|
| 符号     | 名称        | 光源(瓦数/色温) |
|        | 吊灯        |           |
|        | 筒灯        |           |
|        | 防雾筒灯      |           |
|        | 射灯        |           |
|        | 单眼豆胆灯     |           |
|        | 长条灯       |           |
|        | 双眼豆胆灯     |           |
|        | 内嵌灯带      |           |
|        | 空调室内分体机示意 |           |



REFLECTED CEILING PLAN

综合天花尺寸图 SCALE: 1/80

|     |    |
|-----|----|
| 动力  | 校工 |
| 电气  | 电讯 |
| 给排水 | 暖通 |
| 建筑  | 结构 |

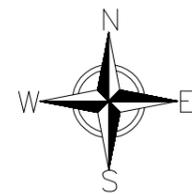

DESIGN FIRM 设计单位  
金螳螂家装电子商务(苏州)有限公司  
苏州工业园区金尚路99号 邮编: 215008  
No. 99, Jinshang Road, Suzhou Industrial Park  
TEL: 400-0306-888  
24小时客服热线: 400-0306-888

CLIENT 建设单位  
建设单位

PROJECT TITLE 项目名称

金螳螂·家自来水办公室  
项目名称  
JIN TANG LANG · JIA \*\* XIANG MU

DRAWING TITLE 图名

综合灯具尺寸图

REVISIONS 版本

第一版 第二版

第三版 第四版

OWNER

业主

CHECKED

设计总监

DESIGNER

设计师

PD

订制品设计师

ED

工程总监

EH

工程管家

CM

施工经理

SCALE

比例 1:80

DATE

日期


版权所有  
施工时须以标注尺寸为准  
施工单位须现场校核尺寸  
如有不符请立即通知设计单位  
This drawing is copyright  
Contractors shall work to the dimensions on site  
Contractors must check all dimensions on site  
Contractors must be respected immediately to architects

KEY PLAN 索引图

SHEET No. 图号

RC-01

PROJECT No. 项目编号

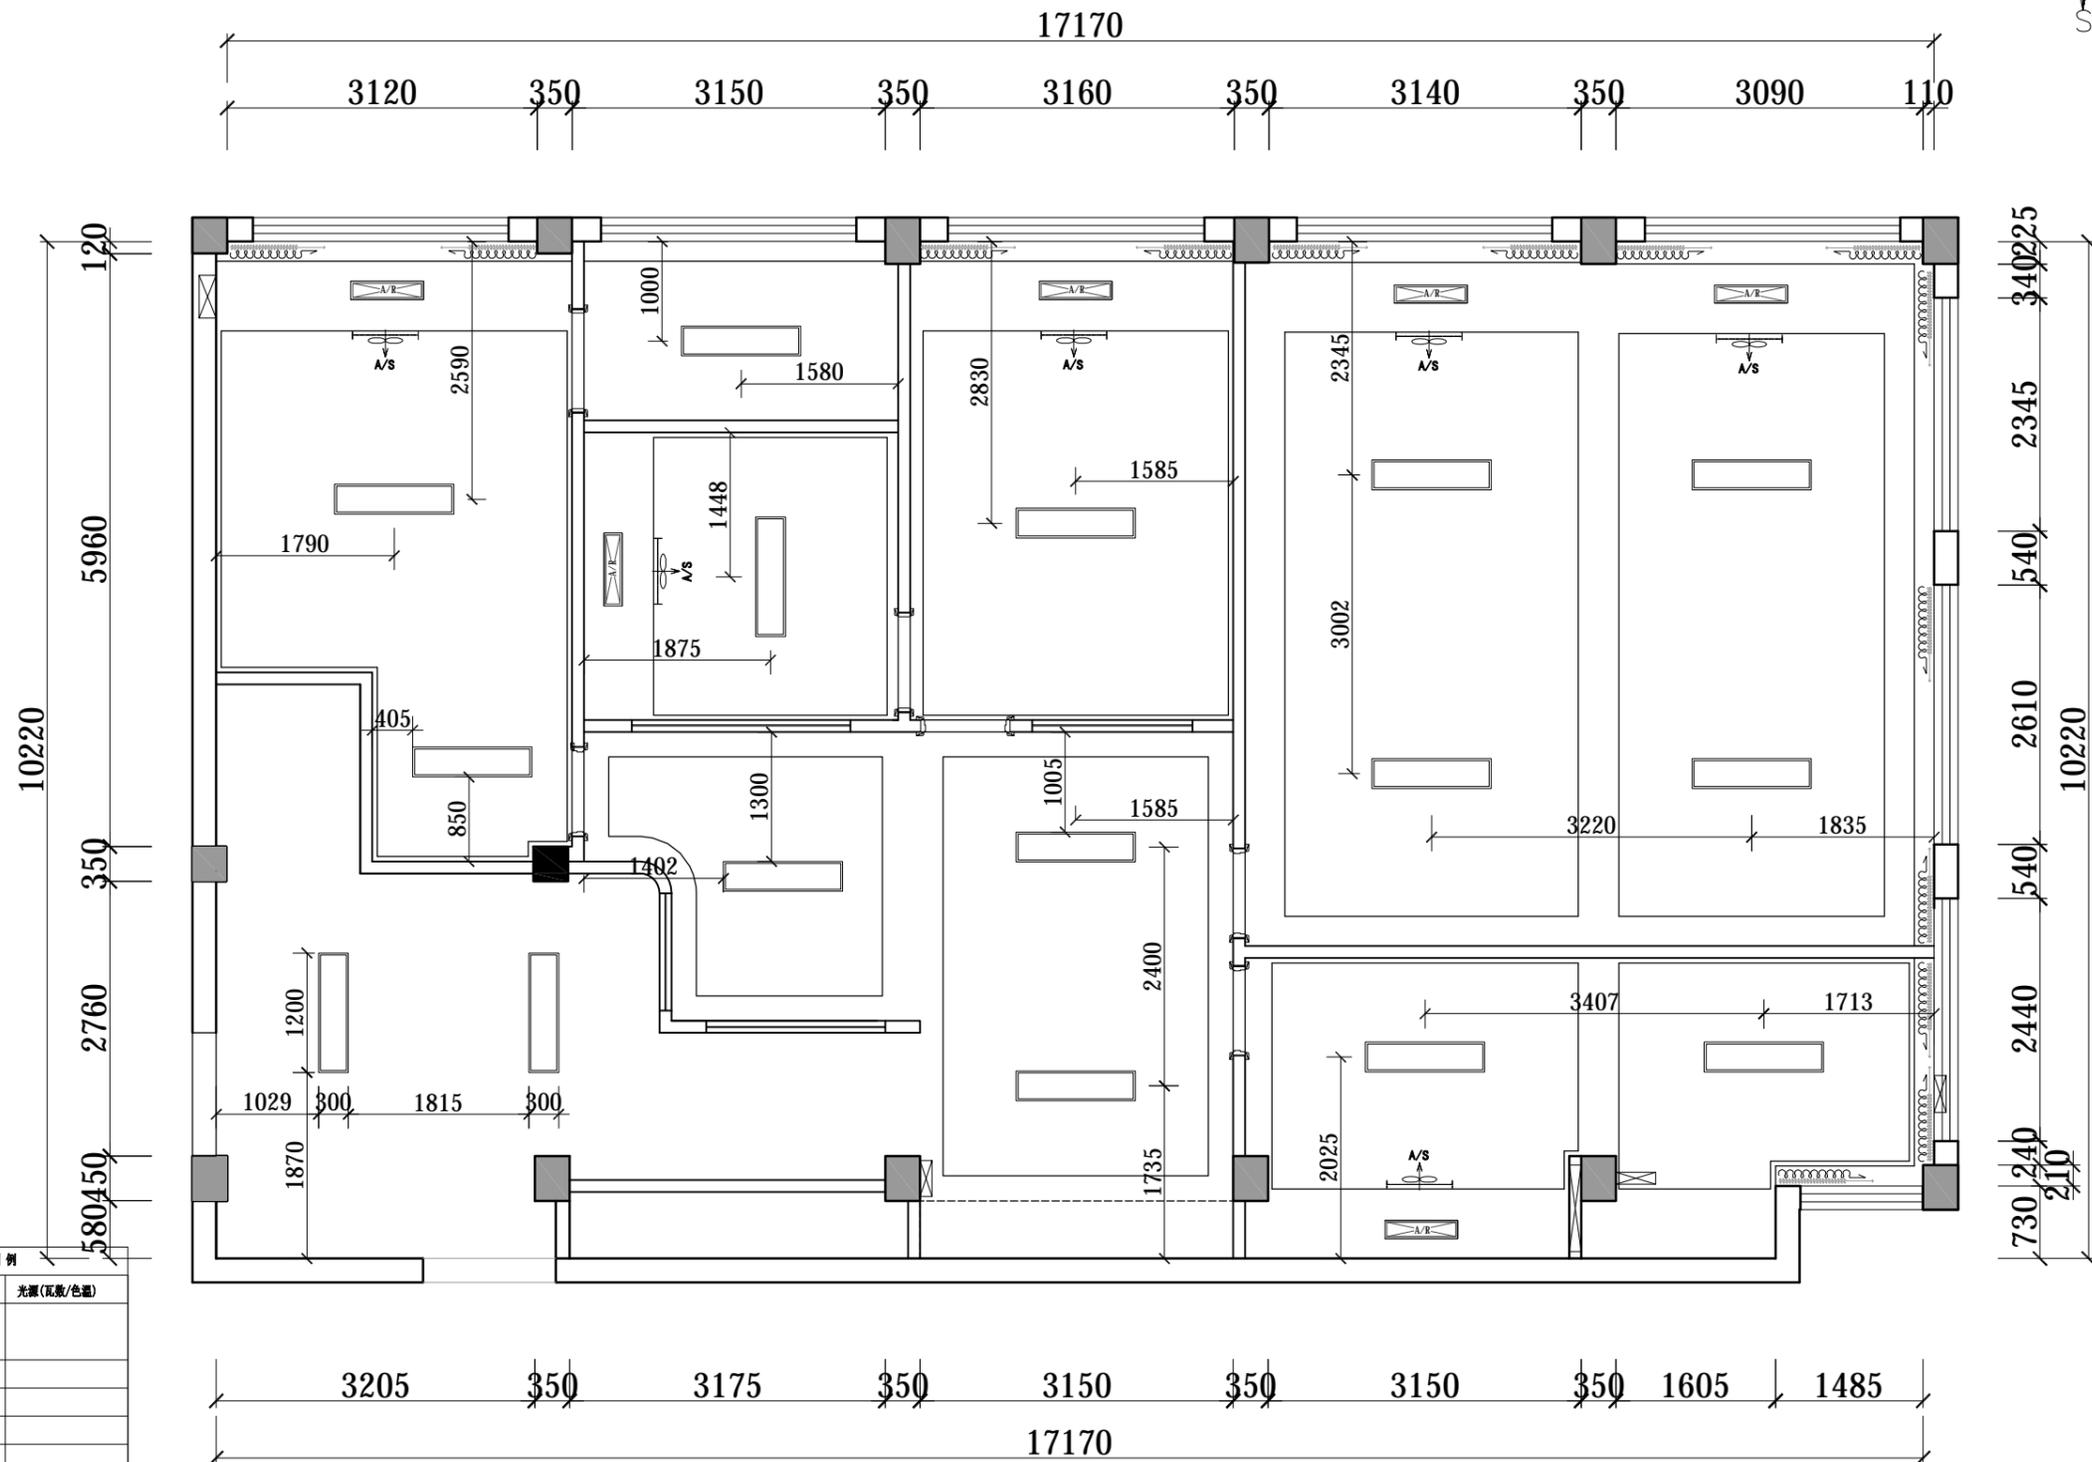

天花灯具图例

| 符号 | 名称        | 光源(瓦数/色温) |
|----|-----------|-----------|
|    | 吊灯        |           |
|    | 筒灯        |           |
|    | 防雾筒灯      |           |
|    | 射灯        |           |
|    | 单眼豆胆灯     |           |
|    | 长条灯       |           |
|    | 双眼豆胆灯     |           |
|    | 内嵌灯带      |           |
|    | 空调室内分体机示意 |           |

RC REFLECTED CEILING PLAN  
综合天花布置图 SCALE: 1/80

|     |    |
|-----|----|
| 动力  | 弱电 |
| 电气  | 通讯 |
| 给排水 | 暖通 |
| 建筑  | 结构 |



DESIGN FIRM 设计单位  
金螳螂家装电子商务(苏州)有限公司  
苏州工业园区金尚路99号 邮编: 215008  
No. 99, Jinshang Road, Suzhou Industrial Park  
TEL: 400-0306-888  
24小时客服热线: 400-0306-888

CLIENT 建设单位  
建设单位

PROJECT TITLE 项目名称

金螳螂·家自来水办公室  
项目名称  
JIN TANG LANG · JIA \*\* XIANG MU

DRAWING TITLE 图名

灯控布置图

REVISIONS 版本

第一版 第二版

第三版 第四版

OWNER

业主

CHECKED

设计总监

DESIGNER

设计师

P D

订制品设计师

E D

工程总监

E H

工程管家

C M

施工经理

SCALE

比例 1:80

DATE

日期


版权所有  
施工时须以标注尺寸为准  
施工单位须现场校核尺寸  
如有不符请立即通知设计单位  
This drawing is copyright  
Contractors shall work to the figure dimensions only  
Contractors must check all dimensions on site  
Contractors must be reported immediately to architects

KEY PLAN 索引图

SHEET No. 图号

RC-01

PROJECT No. 项目编号

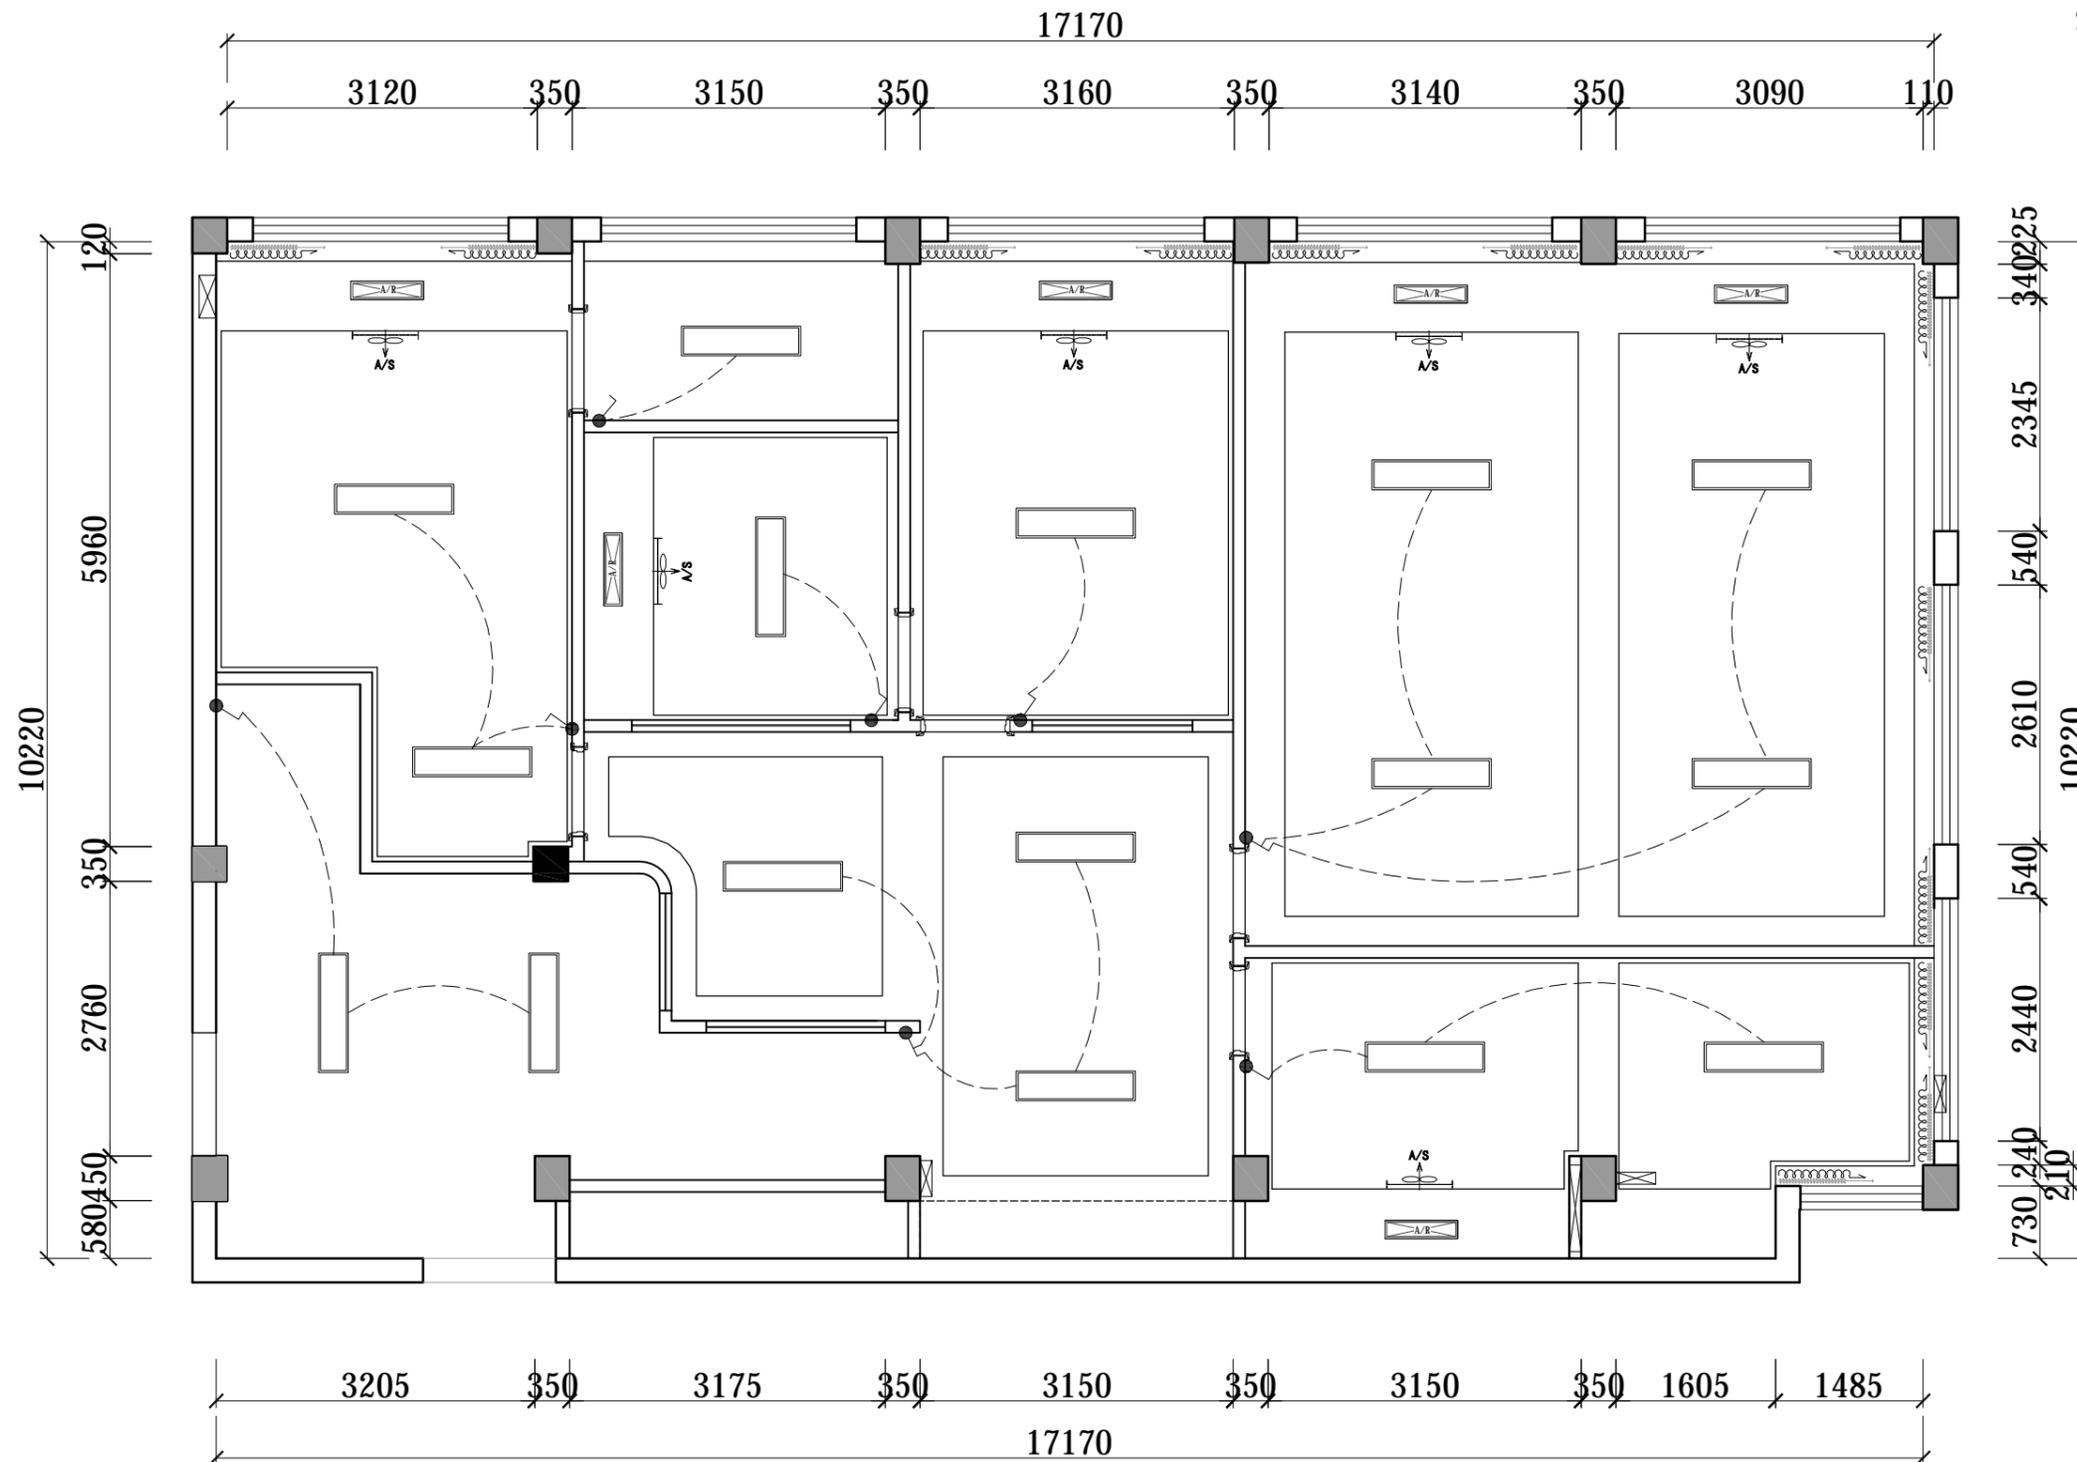

插座图例表:


| 序号 | 图例 | 名称               | 规格        | 安装方式                    |
|----|----|------------------|-----------|-------------------------|
| 1  |    | 单联/双联/三联<br>单控开关 | 220V, 10A | 暗装, 除注明外H=1.3m 门套侧边0.1m |
| 2  |    | 单联/双联/三联<br>双控开关 | 220V, 10A | 暗装, 除注明外H=1.3m 门套侧边0.1m |
| 3  |    | 暖风机控制开关          | 220V, 10A | 暗装, 除注明外H=1.3m 门套侧边0.1m |



REFLECTED CEILING PLAN

开关连线图 SCALE: 1/80

|     |    |
|-----|----|
| 动力  | 校工 |
| 电气  | 电讯 |
| 给排水 | 暖通 |
| 建筑  | 结构 |

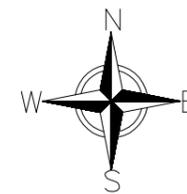

DESIGN FIRM 设计单位  
金螳螂家装电子商务(苏州)有限公司  
苏州工业园区金尚路99号 邮编: 215008  
No. 99, Jinsang Road, Suzhou Industrial Park  
TEL: 400-0306-888  
24小时客服热线: 400-0306-888

CLIENT 建设单位

建设单位

PROJECT TITLE 项目名称

金螳螂·家自来水办公室  
项目名称  
JIN TANG LANG · JIA \*\* XIANG MU

DRAWING TITLE 图名

强电平面布置图

REVISIONS 版本

第一版 第二版

第三版 第四版

OWNER

业主

CHECKED

设计总监

DESIGNER

设计师

P D

订制品设计师

E D

工程总监

E H

工程管家

C M

施工经理

SCALE

比例 1:80

DATE

日期


版权所有  
施工时须以标注尺寸为准  
施工单位须现场校核尺寸  
如有不符须立即通知设计单位  
This drawing is copyright.  
Contractors shall work from figured dimensions only.  
Contractors must check all dimensions on site.  
Contractors must be reported immediately to architect.

KEY PLAN 索引图

SHEET No. 图号


OP

PROJECT No. 项目编号

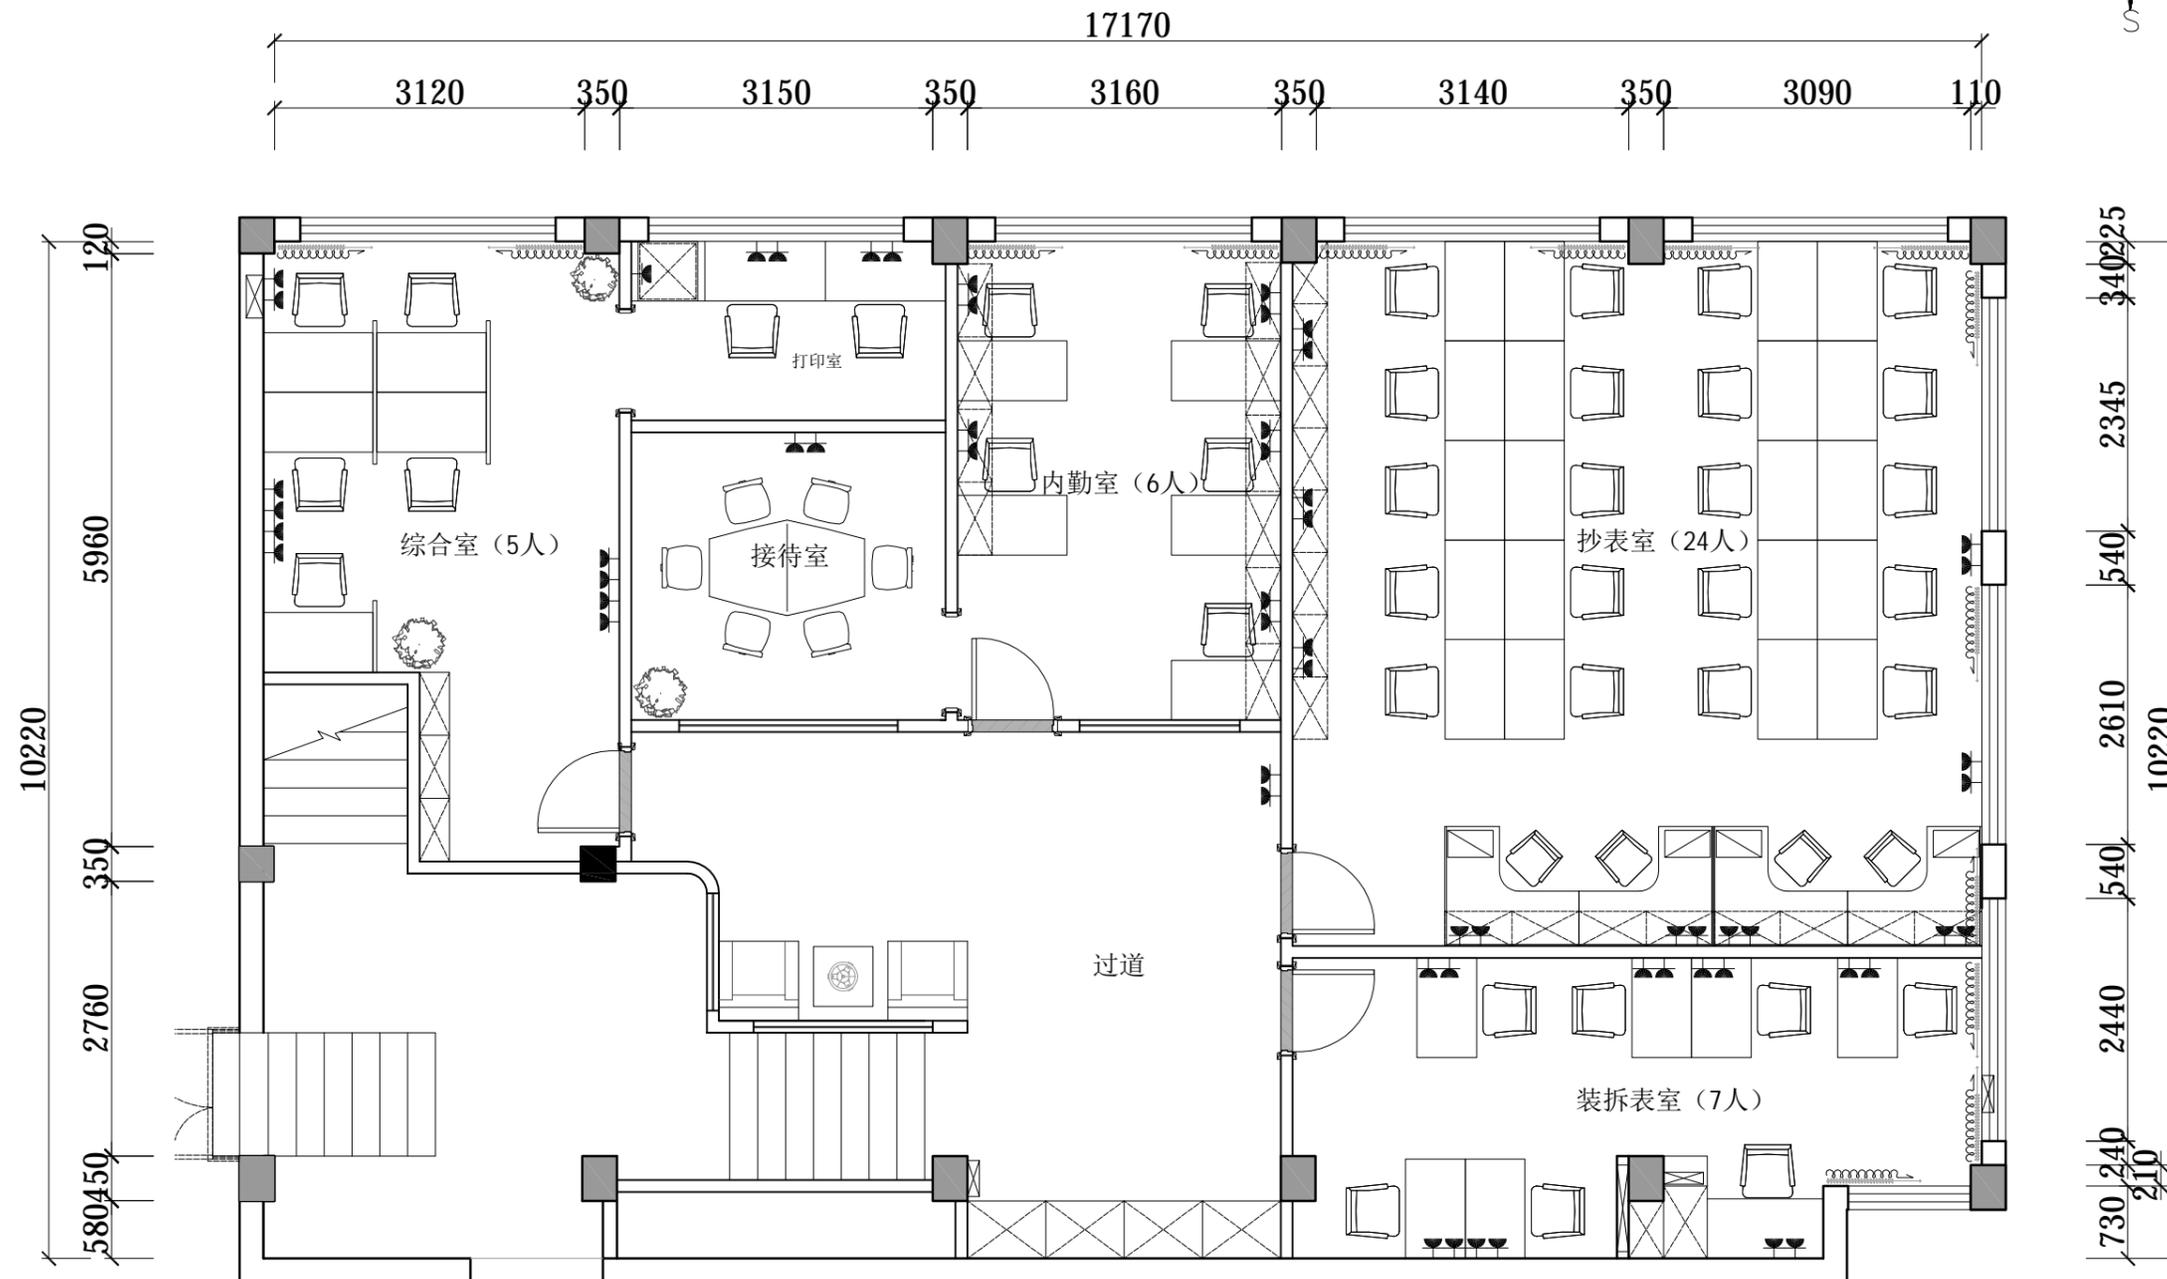

插座图例表:

| 图例 | 说明               |
|----|------------------|
|    | 二极/三极单相插座        |
|    | 空调插座             |
|    | 暗装墙面防潮插座         |
|    | 二极/三极带开关插座       |
|    | 二极/三极带单相插座带USB插口 |
|    | 墙面安装接线盒(平面)      |
|    | 墙面安装电视网络插座(平面)   |
|    | 墙面安装电话插座(平面)     |
|    | 墙面安装电视插座(平面)     |

 

ELECTRICAL MECHANICAL PLAN

机电点位图 SCALE: 1/80

|     |    |
|-----|----|
| 动力  | 校工 |
| 电气  | 电讯 |
| 给排水 | 暖通 |
| 建筑  | 结构 |



DESIGN FIRM 设计单位  
金螳螂家装电子商务(苏州)有限公司  
苏州工业园区金尚路99号 邮编: 215008  
No. 99, Jinshang Road, Suzhou Industrial Park  
TEL: 400-0306-888  
24小时客服热线: 400-0306-888

CLIENT 建设单位

建设单位

PROJECT TITLE 项目名称

金螳螂·家自来水办公室  
项目名称  
JIN TANG LANG · JIA \*\* XIANG MU

DRAWING TITLE 图名

弱电平面布置图

REVISIONS 版本

第一版 第二版

第三版 第四版

OWNER

业主

CHECKED

设计总监

DESIGNER

设计师

P D

订制品设计师

E D

工程总监

E H

工程管家

C M

施工经理

SCALE

比例 1:80

DATE

日期



版权所有  
施工时须以标注尺寸为准  
施工单位须现场校核尺寸  
如有不符请立即通知设计单位  
This drawing is copyright  
Contractors shall work to the figured dimensions only  
Contractors must check all dimensions on site  
Contractors must be reported immediately to architects

KEY PLAN 索引图

SHEET No. 图号

OP



PROJECT No. 项目编号

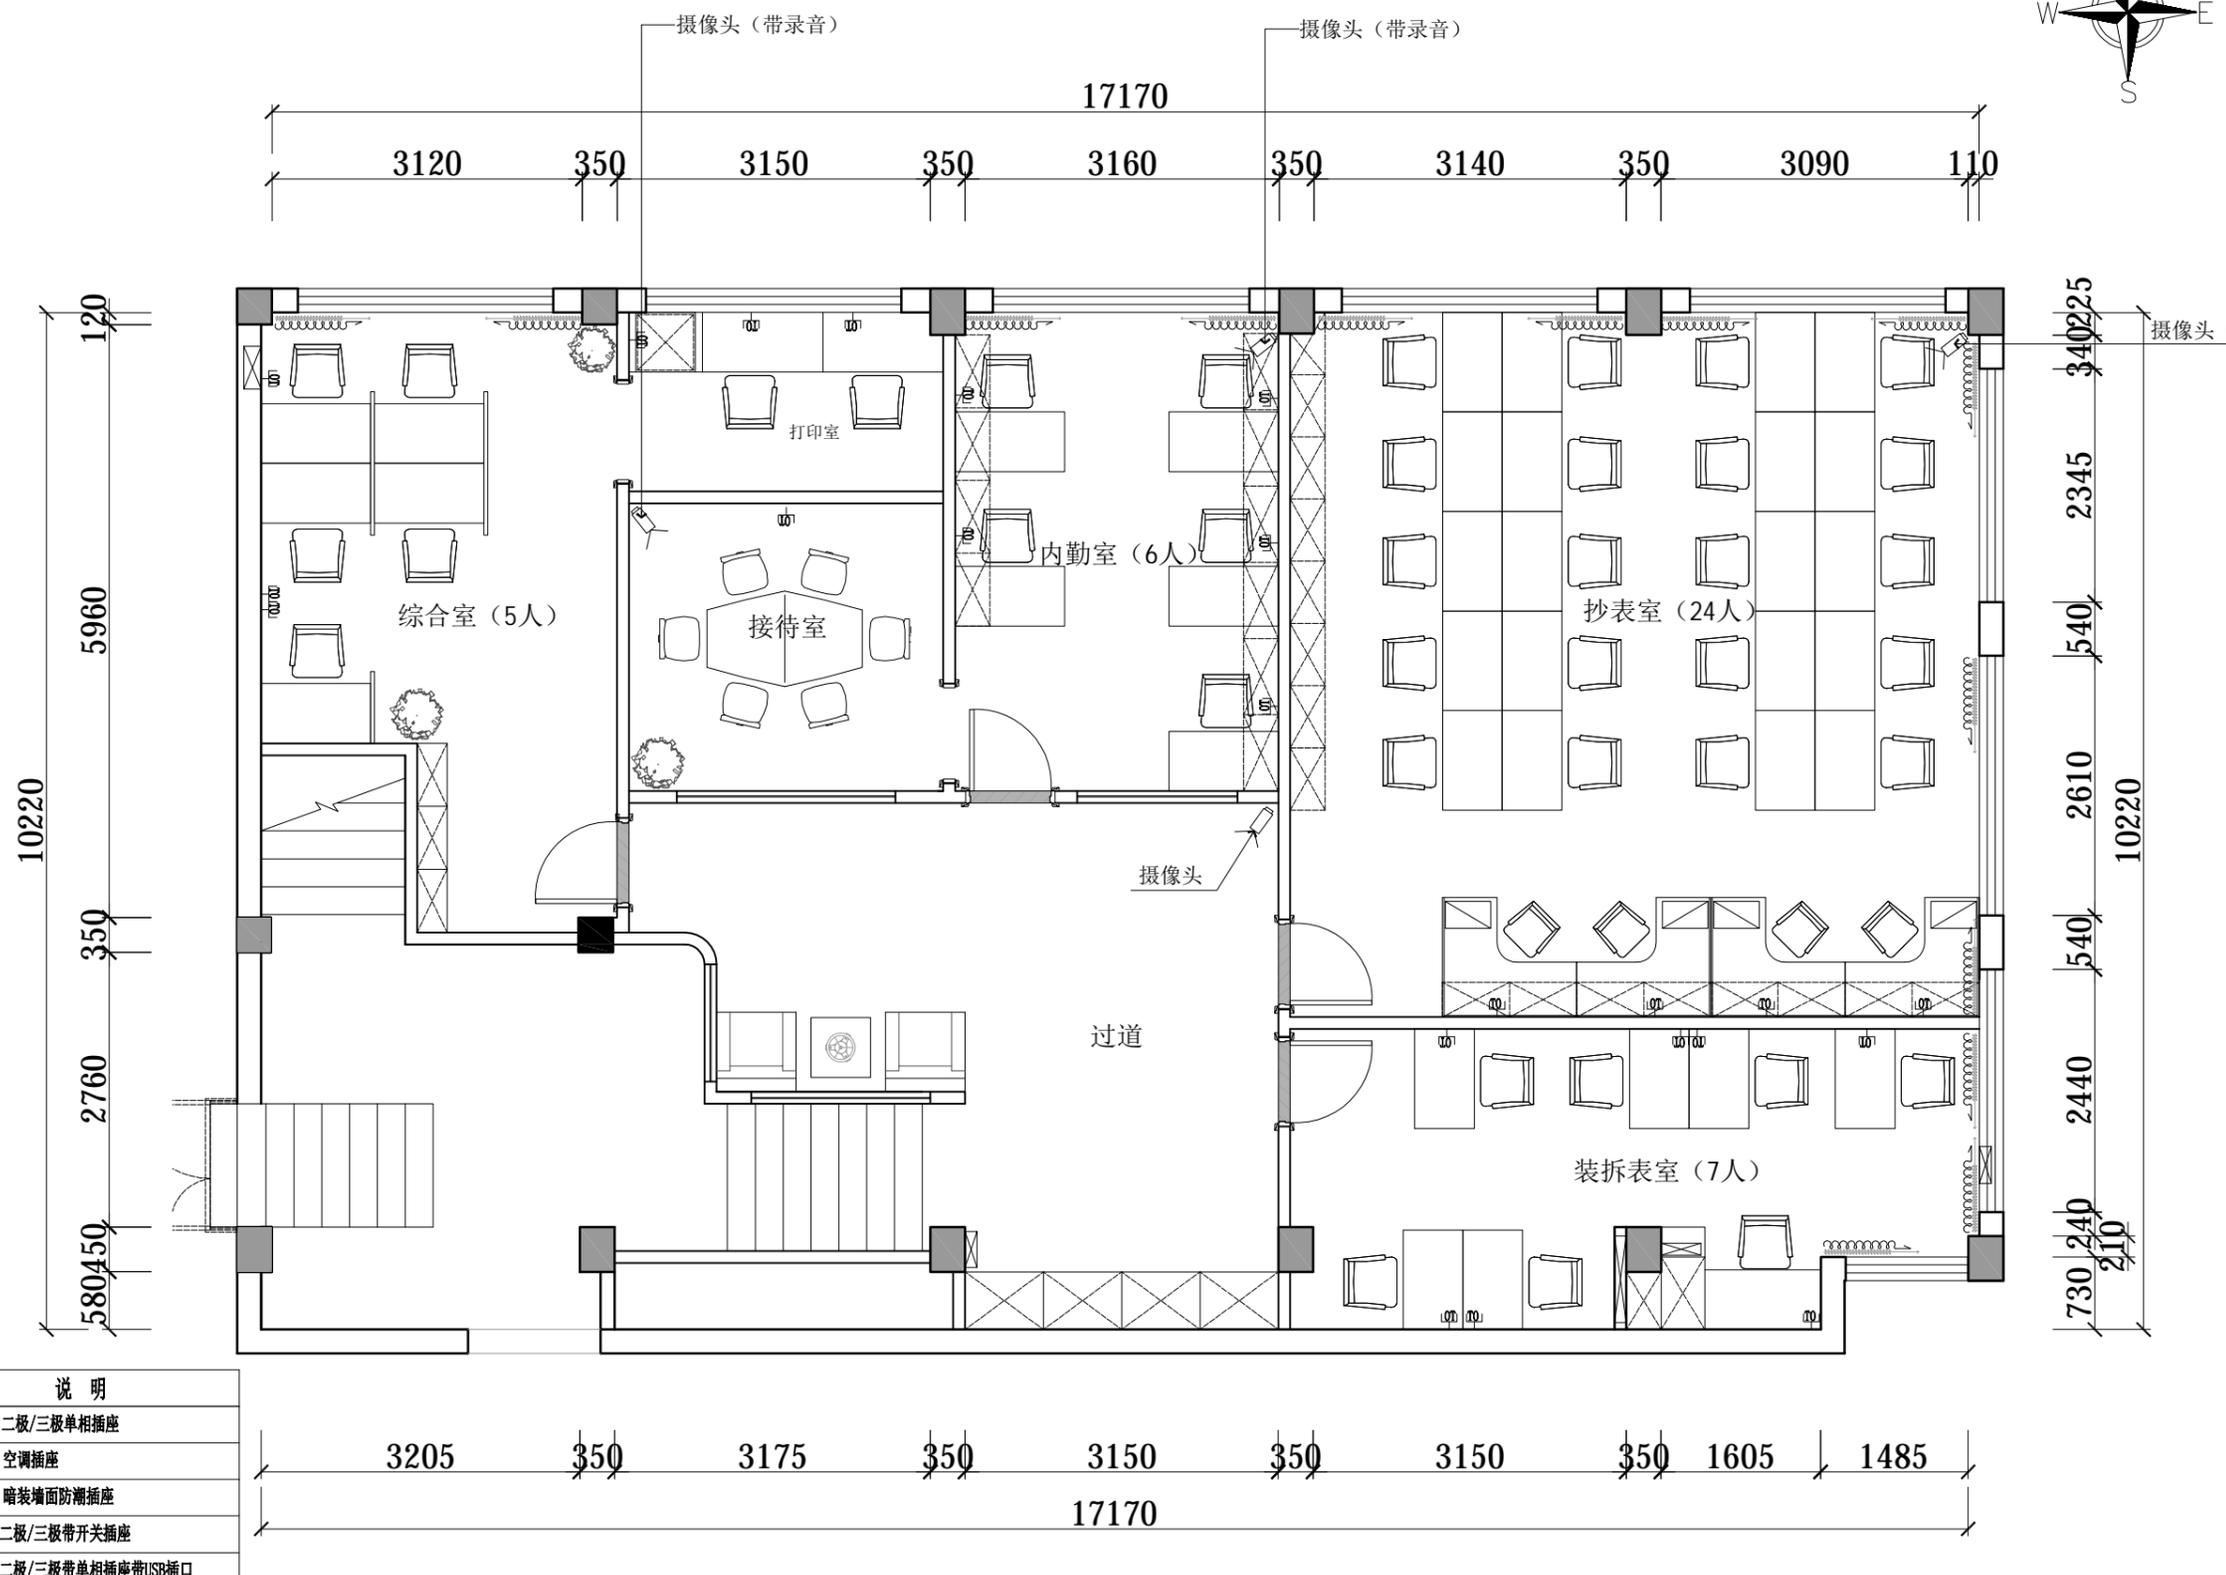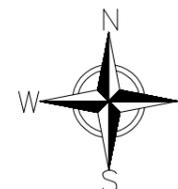

插座图例表:


| 图例 | 说明               |
|----|------------------|
| ⏏  | 二极/三极单相插座        |
| ⏏K | 空调插座             |
| ⏏F | 暗装墙面防潮插座         |
| ⏏  | 二极/三极带开关插座       |
| ⏏  | 二极/三极带单相插座带USB插口 |
| □  | 墙面安装接线盒(平面)      |
| ⏏  | 墙面安装电视网络插座(平面)   |
| ⏏  | 墙面安装电话插座(平面)     |
| ⏏  | 墙面安装电视插座(平面)     |

|     |    |
|-----|----|
| 动力  | 校工 |
| 电气  | 电讯 |
| 给排水 | 暖通 |
| 建筑  | 结构 |

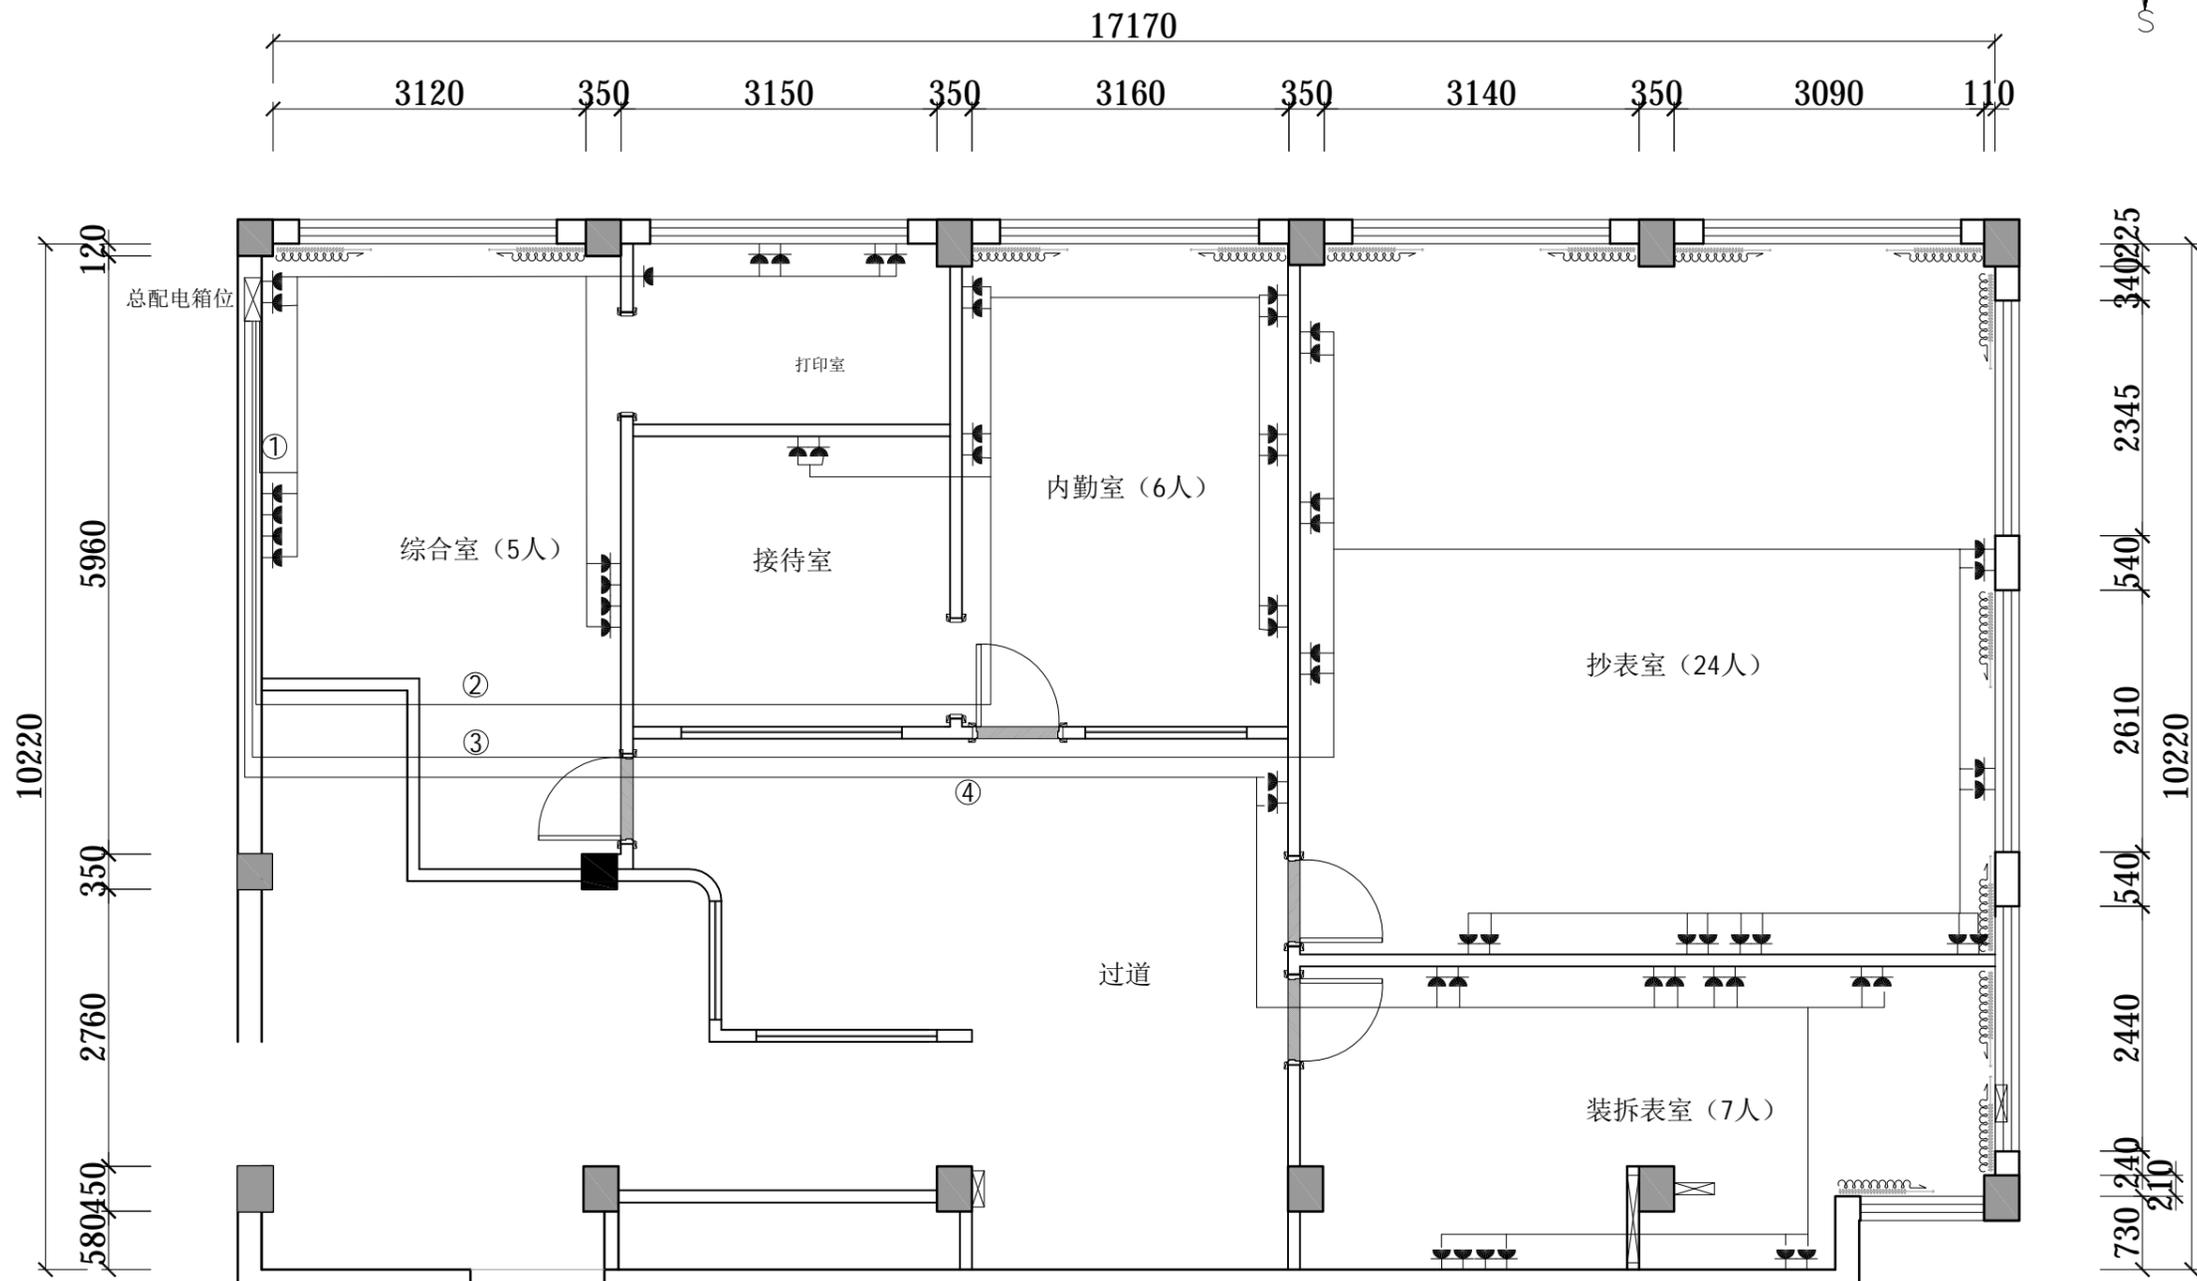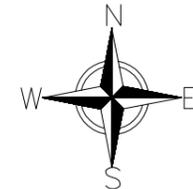

插座图例表:

| 图例 | 说明               |
|----|------------------|
|    | 二极/三极单相插座        |
|    | 空调插座             |
|    | 暗装墙面防潮插座         |
|    | 二极/三极带开关插座       |
|    | 二极/三极带单相插座带USB插口 |
|    | 墙面安装接线盒 (平面)     |
|    | 墙面安装电视网络插座 (平面)  |
|    | 墙面安装电话插座 (平面)    |
|    | 墙面安装电视插座 (平面)    |

 

DESIGN FIRM 设计单位  
金螳螂家装电子商务(苏州)有限公司  
苏州工业园区金尚路99号 邮编: 215008  
No. 99, Jinshang Road, Suzhou Industrial Park  
TEL: 400-0306-888  
24小时客服热线: 400-0306-888

CLIENT 建设单位  
建设单位

PROJECT TITLE 项目名称

金螳螂·家自来水办公室  
项目名称  
JIN TANG LANG · JIA · \* \* \* XIANG MU

DRAWING TITLE 图名

总电箱插座回路分布图

REVISIONS 版本  
第一版 第二版  
第三版 第四版

OWNER 业主

CHECKED 设计总监

DESIGNER 设计师

P D 订制品设计师

E D 工程总监

E H 工程管家

C M 施工经理

SCALE 比例 1:80

DATE 日期

版权所有  
施工时须以标注尺寸为准  
施工单位须现场校核尺寸  
如有不符须立即通知设计单位  
This drawing is copyright.  
Contractors shall work from figured dimensions only.  
Contractors must check all dimensions on site.  
Contractors must be reported immediately to architect.

KEY PLAN 索引图

SHEET No. 图号

0P

PROJECT No. 项目编号

|     |    |
|-----|----|
| 动力  | 校工 |
| 电气  | 电讯 |
| 给排水 | 暖通 |
| 建筑  | 结构 |



DESIGN FIRM 设计单位  
金螳螂家装电子商务(苏州)有限公司  
苏州工业园区金尚路99号 邮编: 215008  
No. 99, Jinshang Road, Suzhou Industrial Park  
TEL: 400-0306-888  
24小时客服热线: 400-0306-888

CLIENT 建设单位

建设单位

PROJECT TITLE 项目名称

金螳螂·家自来水办公室  
项目名称  
JIN TANG LANG · JIA \*\* XIANG MU

DRAWING TITLE 图名

总电箱灯具回路分布图

REVISIONS 版本

第一版 第二版

第三版 第四版

OWNER 业主

CHECKED 设计总监

DESIGNER 设计师

P D 订制品设计师

E D 工程总监

E H 工程管家

C M 施工经理

SCALE 比例 1:80

DATE 日期

版权所有

施工时须以标注尺寸为准

施工单位须现场校核尺寸

如有不符须立即通知设计单位

This drawing is copyright

Contractors shall work from figured dimensions only

Contractors must check all dimensions on site


Contractors must be reported immediately to architect

KEY PLAN 索引图

SHEET No. 图号

OP

PROJECT No. 项目编号

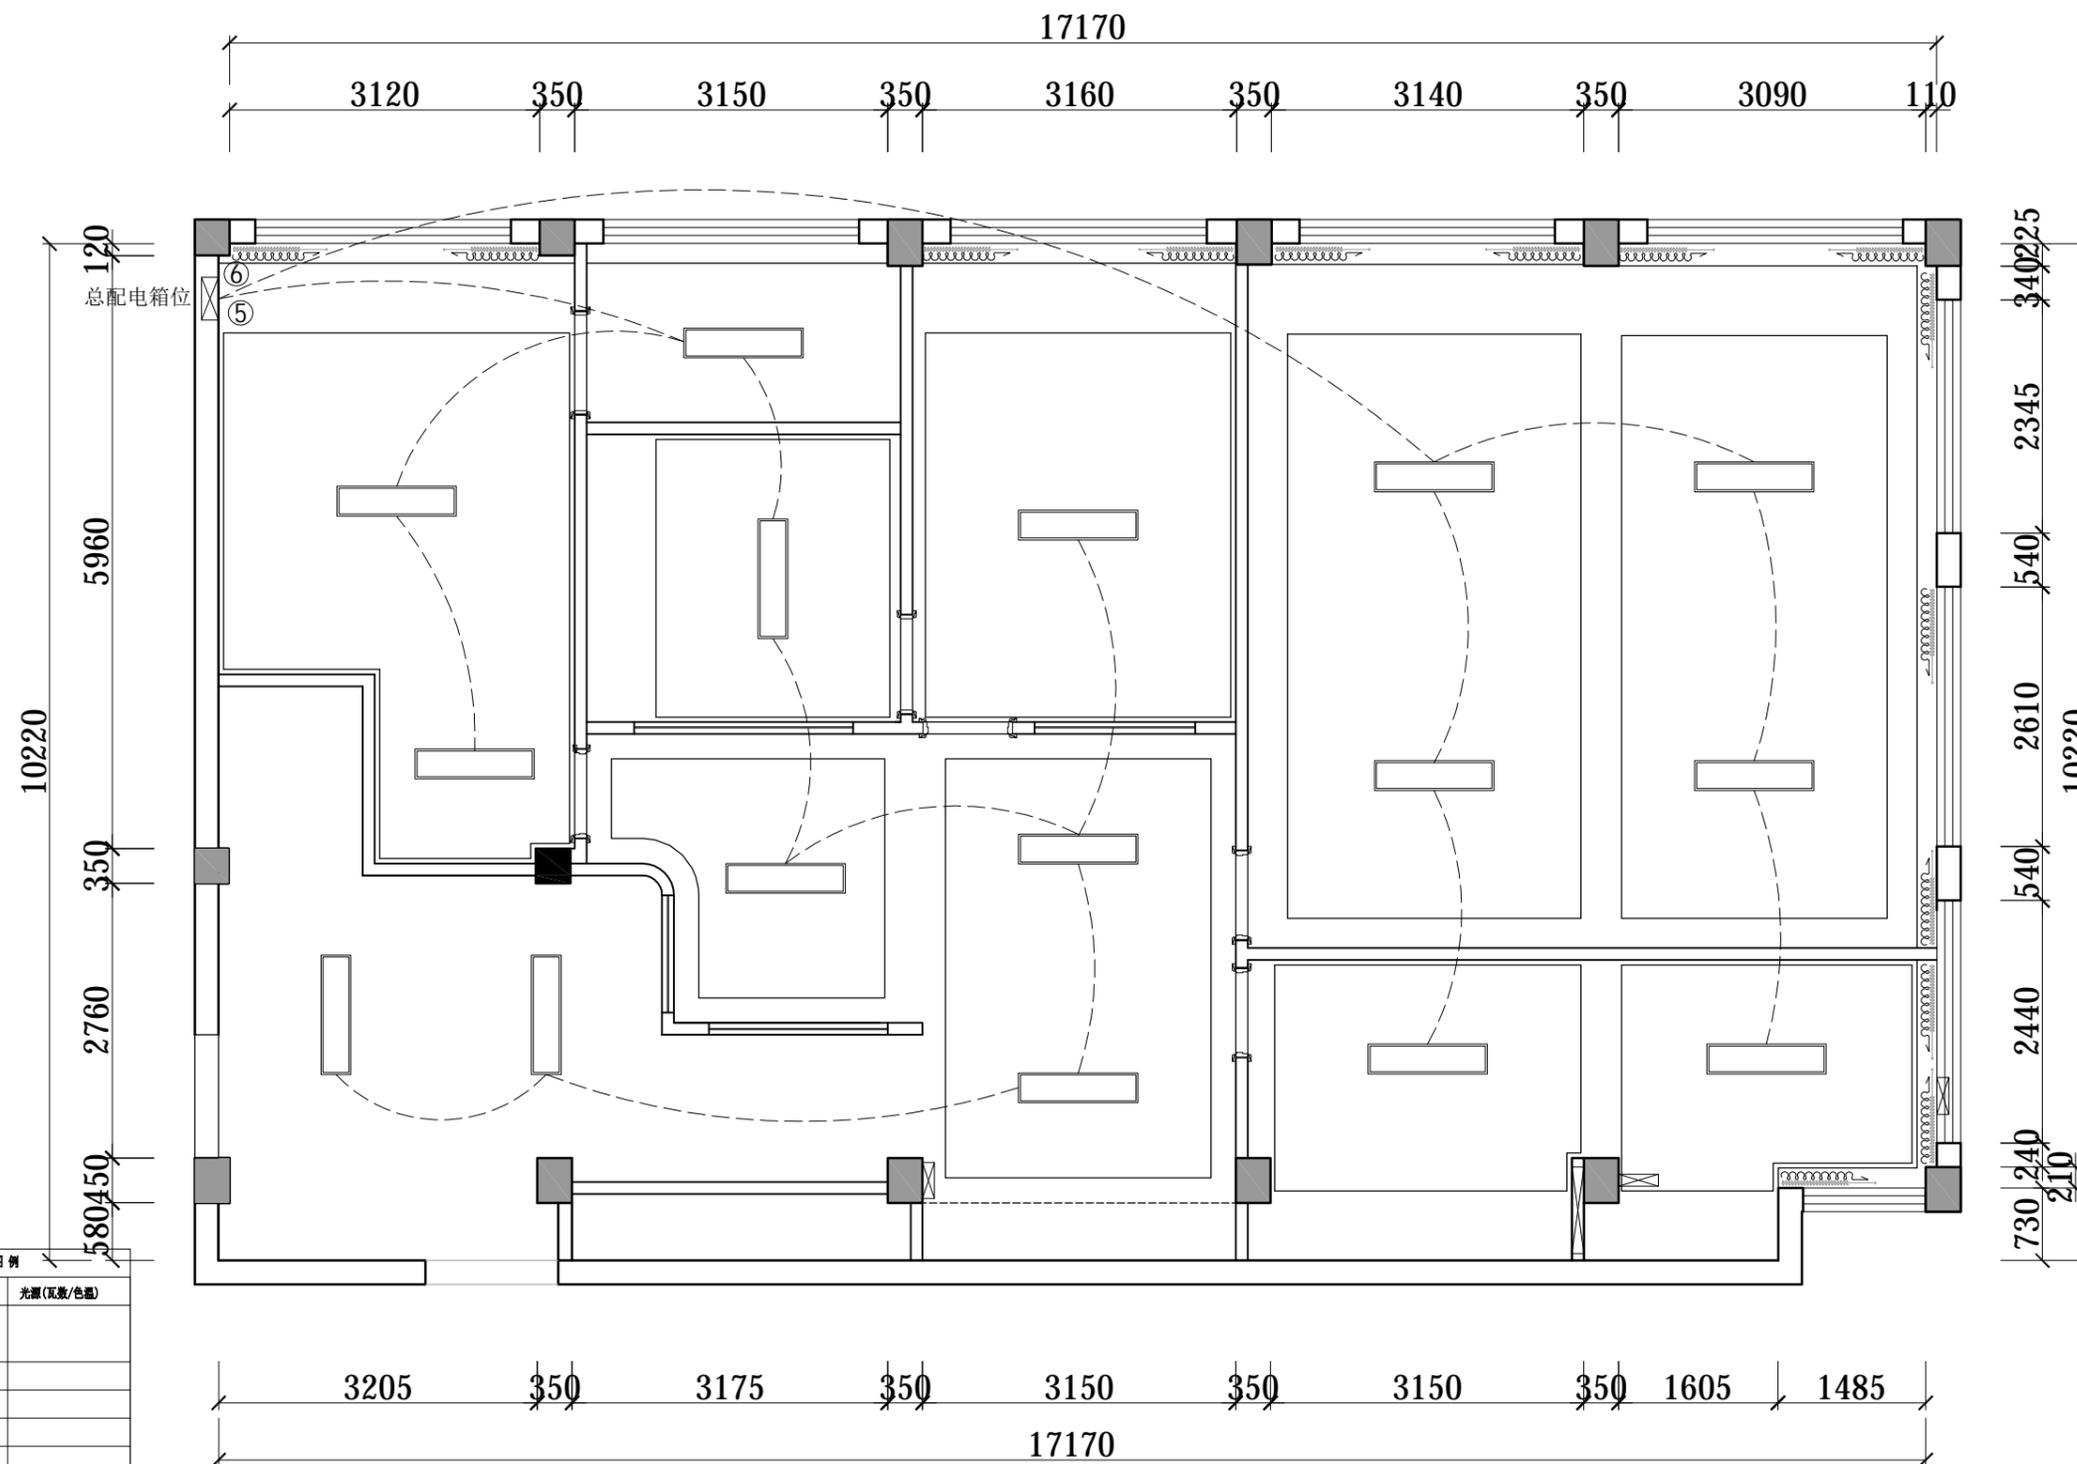

| 天花灯具图例 |           |           |
|--------|-----------|-----------|
| 符号     | 名称        | 光源(瓦数/色温) |
|        | 吊灯        |           |
|        | 筒灯        |           |
|        | 防雾筒灯      |           |
|        | 射灯        |           |
|        | 单眼豆胆灯     |           |
|        | 长条灯       |           |
|        | 双眼豆胆灯     |           |
|        | 内嵌灯带      |           |
|        | 空调室内分体机示意 |           |

RC REFLECTED CEILING PLAN  
综合天花尺寸图 SCALE: 1/80

|     |    |
|-----|----|
| 动力  | 校工 |
| 电气  | 电讯 |
| 给排水 | 暖通 |
| 建筑  | 结构 |



DESIGN FIRM 设计单位  
金螳螂家装电子商务(苏州)有限公司  
苏州工业园区金尚路99号 邮编: 215008  
No. 99, Jinsang Road, Suzhou Industrial Park  
TEL: 400-0306-888  
24小时客服热线: 400-0306-888

CLIENT 建设单位

建设单位

PROJECT TITLE 项目名称

金螳螂·家自来水办公室  
项目名称  
JIN TANG LANG · JIA \*\* XIANG MU

DRAWING TITLE 图名

总配电箱空调回路分布图

REVISIONS 版本

第一版 第二版

第三版 第四版

OWNER 业主

CHECKED 设计总监

DESIGNER 设计师

P D 订制品设计师

E D 工程总监

E H 工程管家

C M 施工经理

SCALE 比例 1:80

DATE 日期


版权所有  
施工时须以标注尺寸为准  
施工单位须现场校核尺寸  
如有不符须立即通知设计单位  
This drawing is copyright.  
Contractors shall work from figured dimensions only.  
Contractors must check all dimensions on site.  
Contractors must be reported immediately to architect.

KEY PLAN 索引图

SHEET No. 图号

OP

PROJECT No. 项目编号

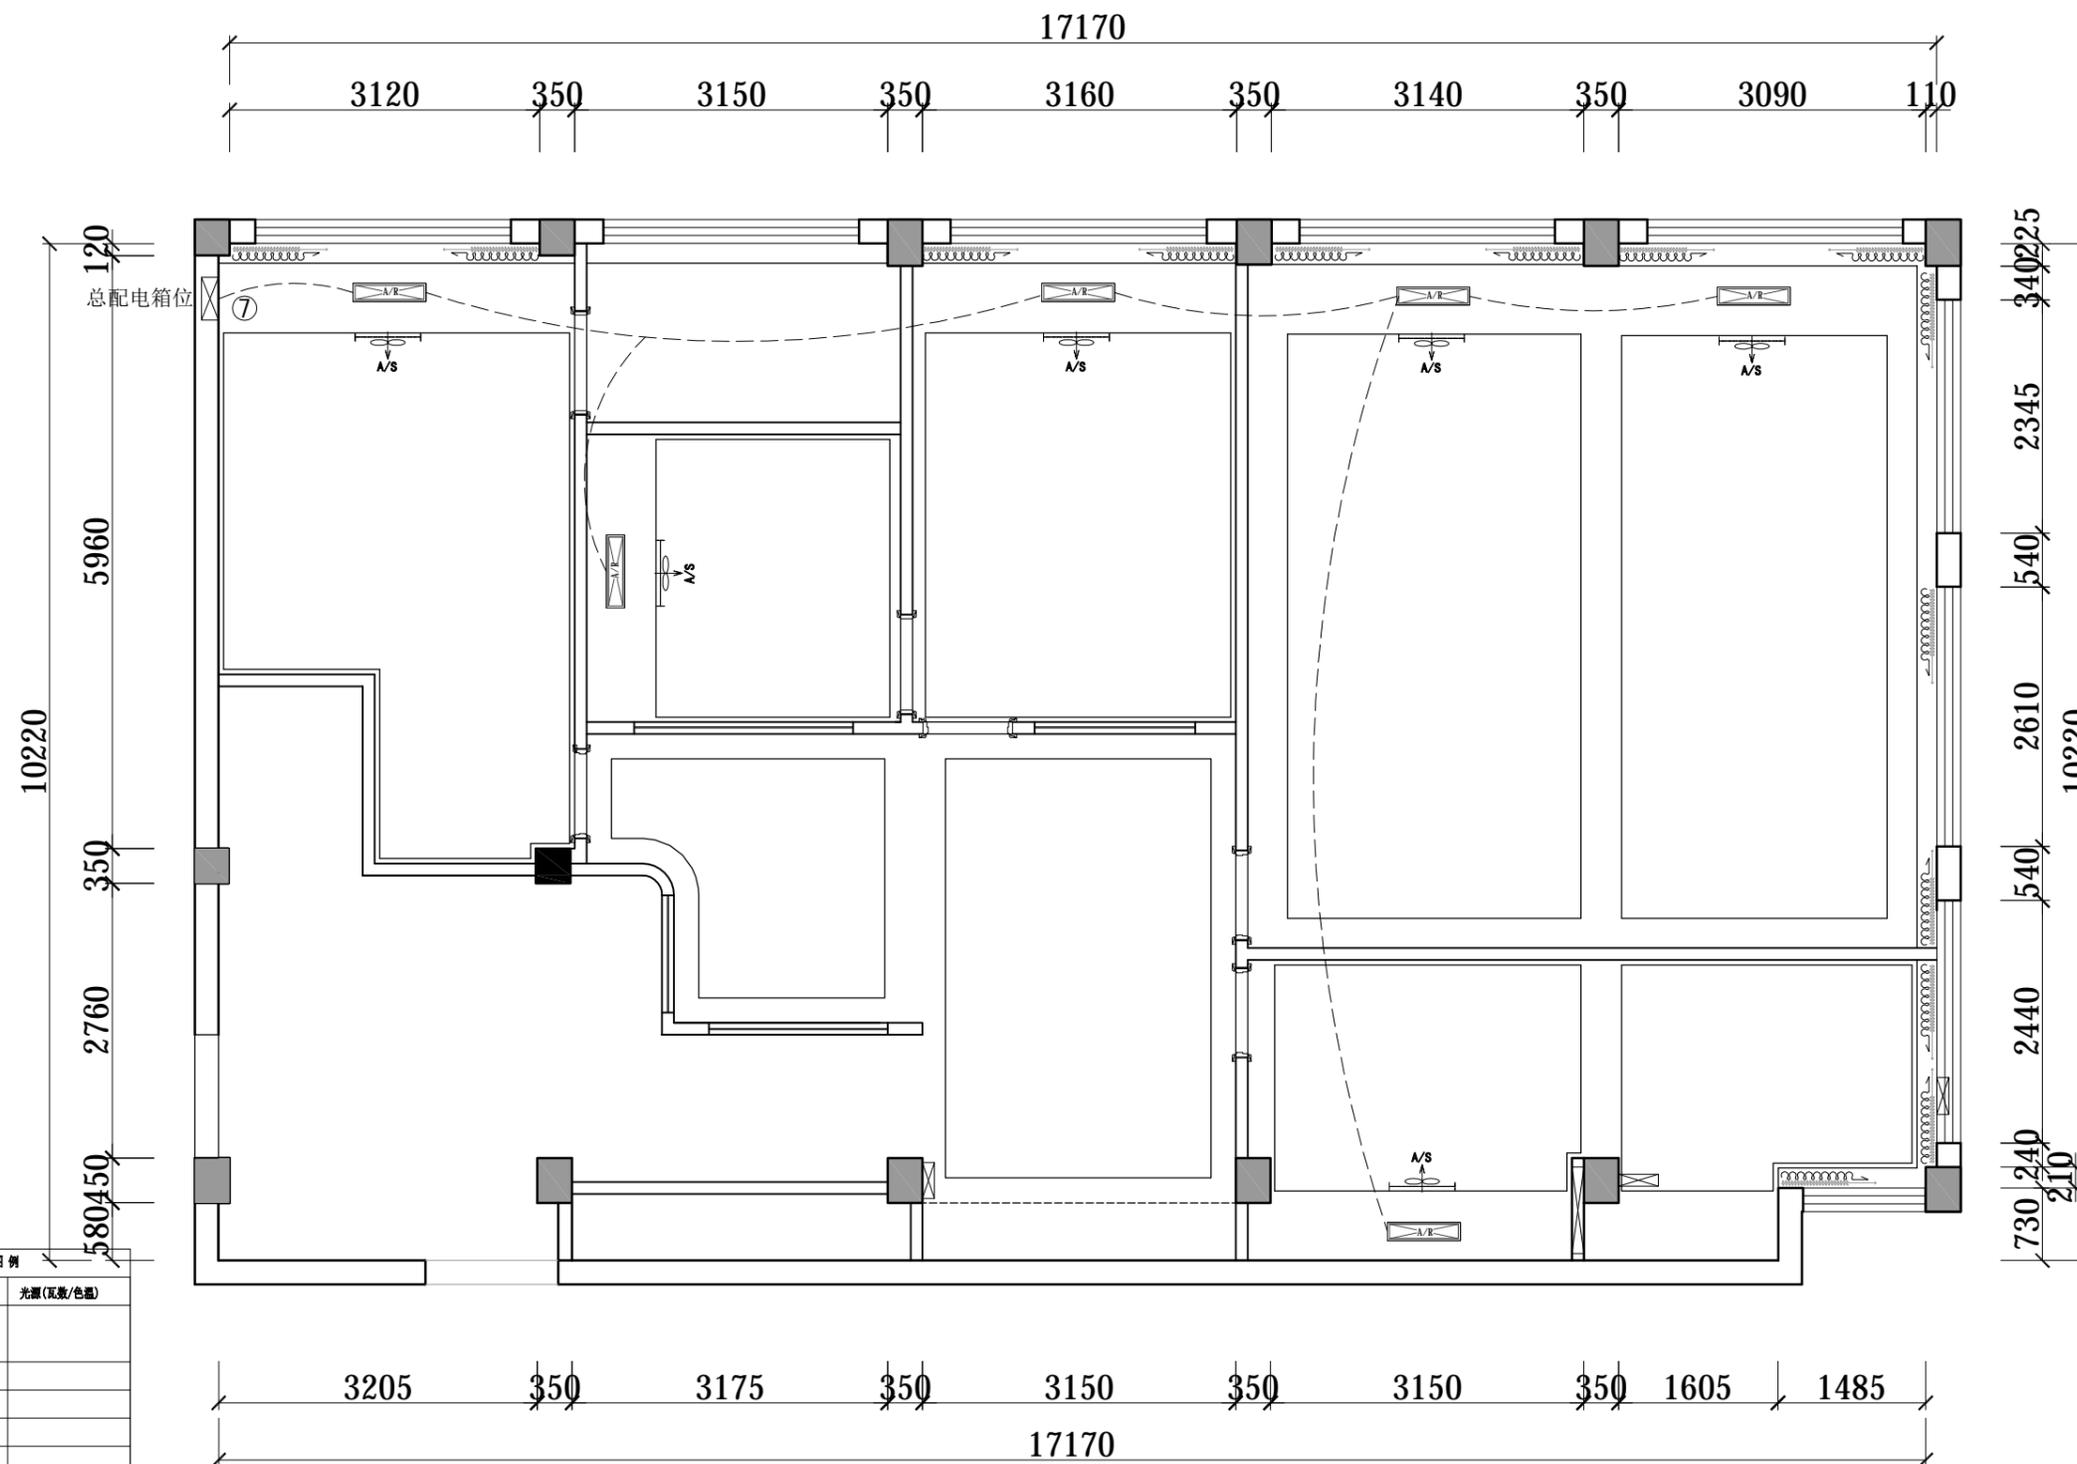


天花灯具图例

| 符号 | 名称        | 光源(瓦数/色温) |
|----|-----------|-----------|
|    | 吊灯        |           |
|    | 筒灯        |           |
|    | 射灯        |           |
|    | 单眼豆胆灯     |           |
|    | 长条灯       |           |
|    | 双眼豆胆灯     |           |
|    | 内嵌灯带      |           |
|    | 空调室内分体机示意 |           |


RC REFLECTED CEILING PLAN  
综合天花尺寸图 SCALE: 1/80

|     |    |
|-----|----|
| 动力  | 木工 |
| 电气  | 电讯 |
| 给排水 | 暖通 |
| 建筑  | 结构 |

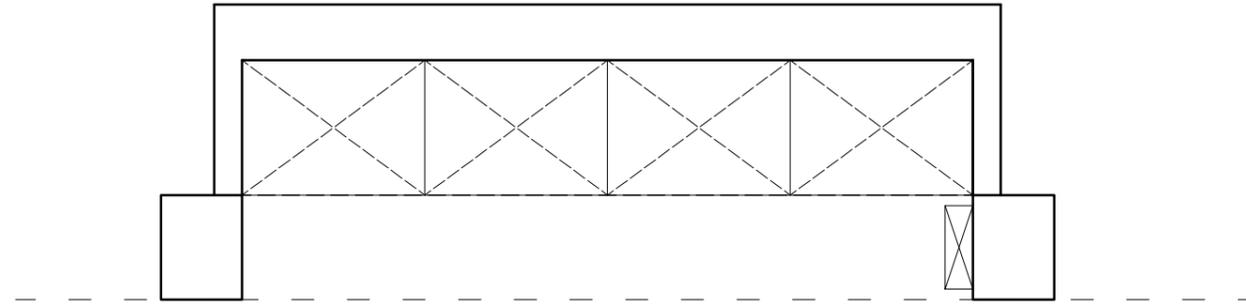

FF FIXTURE/FURNISHING PLAN 大厅过道平面索引图

SCALE: 1/30

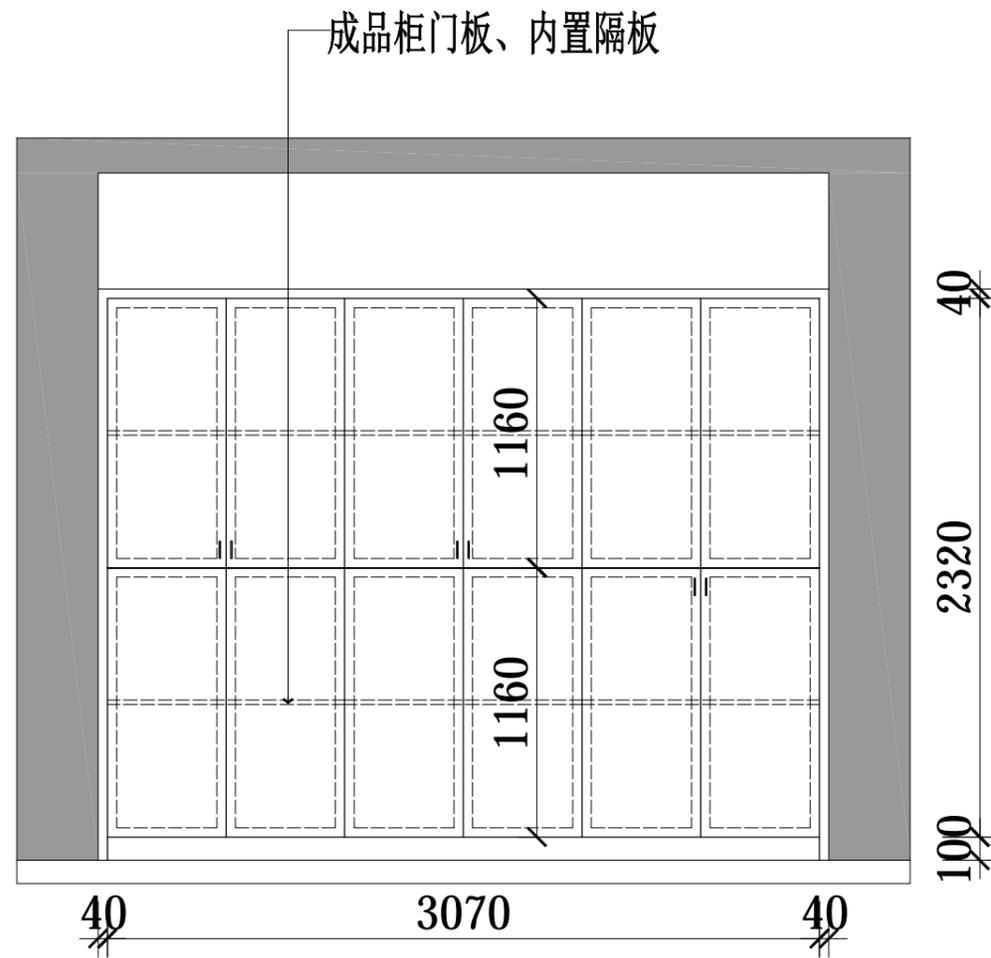

E02 ELEVATION 抄表室柜子立面图

SCALE: 1/30



金螳螂 | 家  
GOLD MANTIS HOME

DESIGN FIRM 设计单位  
金螳螂家装电子商务(苏州)有限公司  
苏州工业园区金尚路99号 邮编: 215008  
No. 99, Jinshang Road, Suzhou Industrial Park  
TEL: 400-0306-888  
24小时客服热线: 400-0306-888

CLIENT 建设单位

建设单位

PROJECT TITLE 项目名称

金螳螂·家自来水办公室  
项目名称  
JIN TANG LANG · JIA \*\* XIANG MU

DRAWING TITLE 图名

大厅柜子立面图

REVISIONS 版本

第一版 第二版

第三版 第四版

OWNER  
业主

CHECKED  
设计总监

DESIGNER  
设计师

P D  
订制品设计师

E D  
工程总监

E H  
工程管家

C M  
施工经理

SCALE  
比例 1:30

DATE  
日期

版权所有  
施工时须以标注尺寸为准  
施工单位须现场校核尺寸  
如有不符须立即通知设计单位  
This drawing is copyright.  
Contractors shall work form-fitted dimensions only.  
Contractors must check all dimensions on site.  
Contractors must be reported immediately to architect.


KEY PLAN 索引图

SHEET No. 图号

E. 05


PROJECT No. 项目编号

|     |    |
|-----|----|
| 动力  | 木工 |
| 电气  | 电讯 |
| 给排水 | 暖通 |
| 建筑  | 结构 |

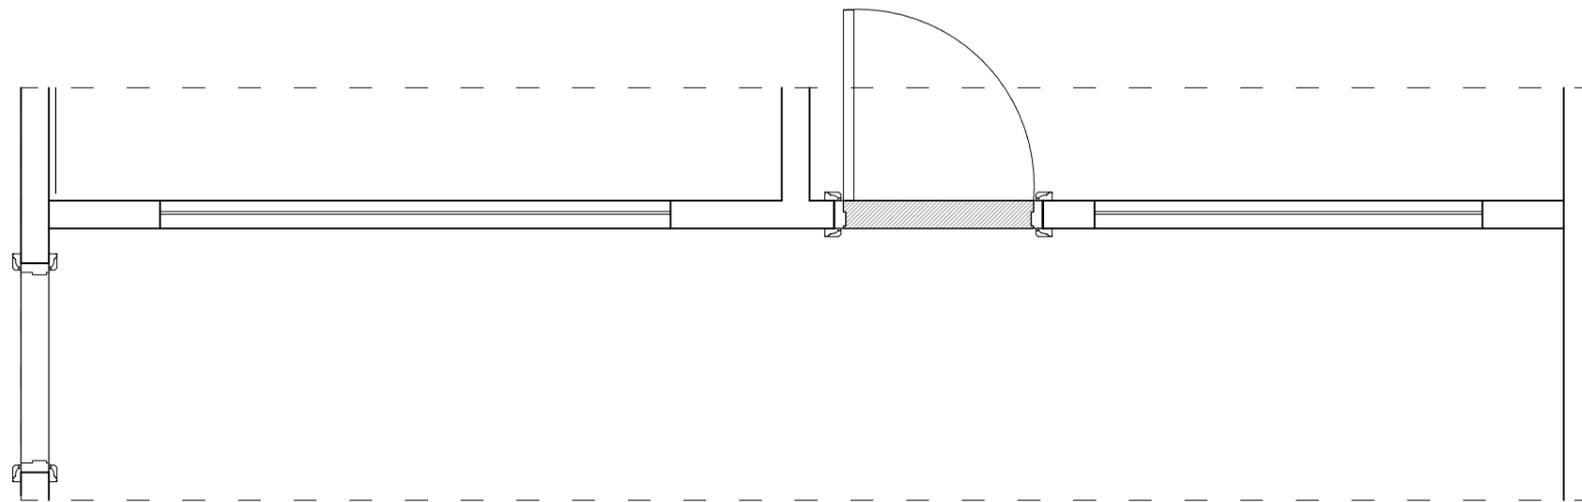

FF FIXTURE/FURNISHING PLAN 大厅过道平面索引图

SCALE: 1/30

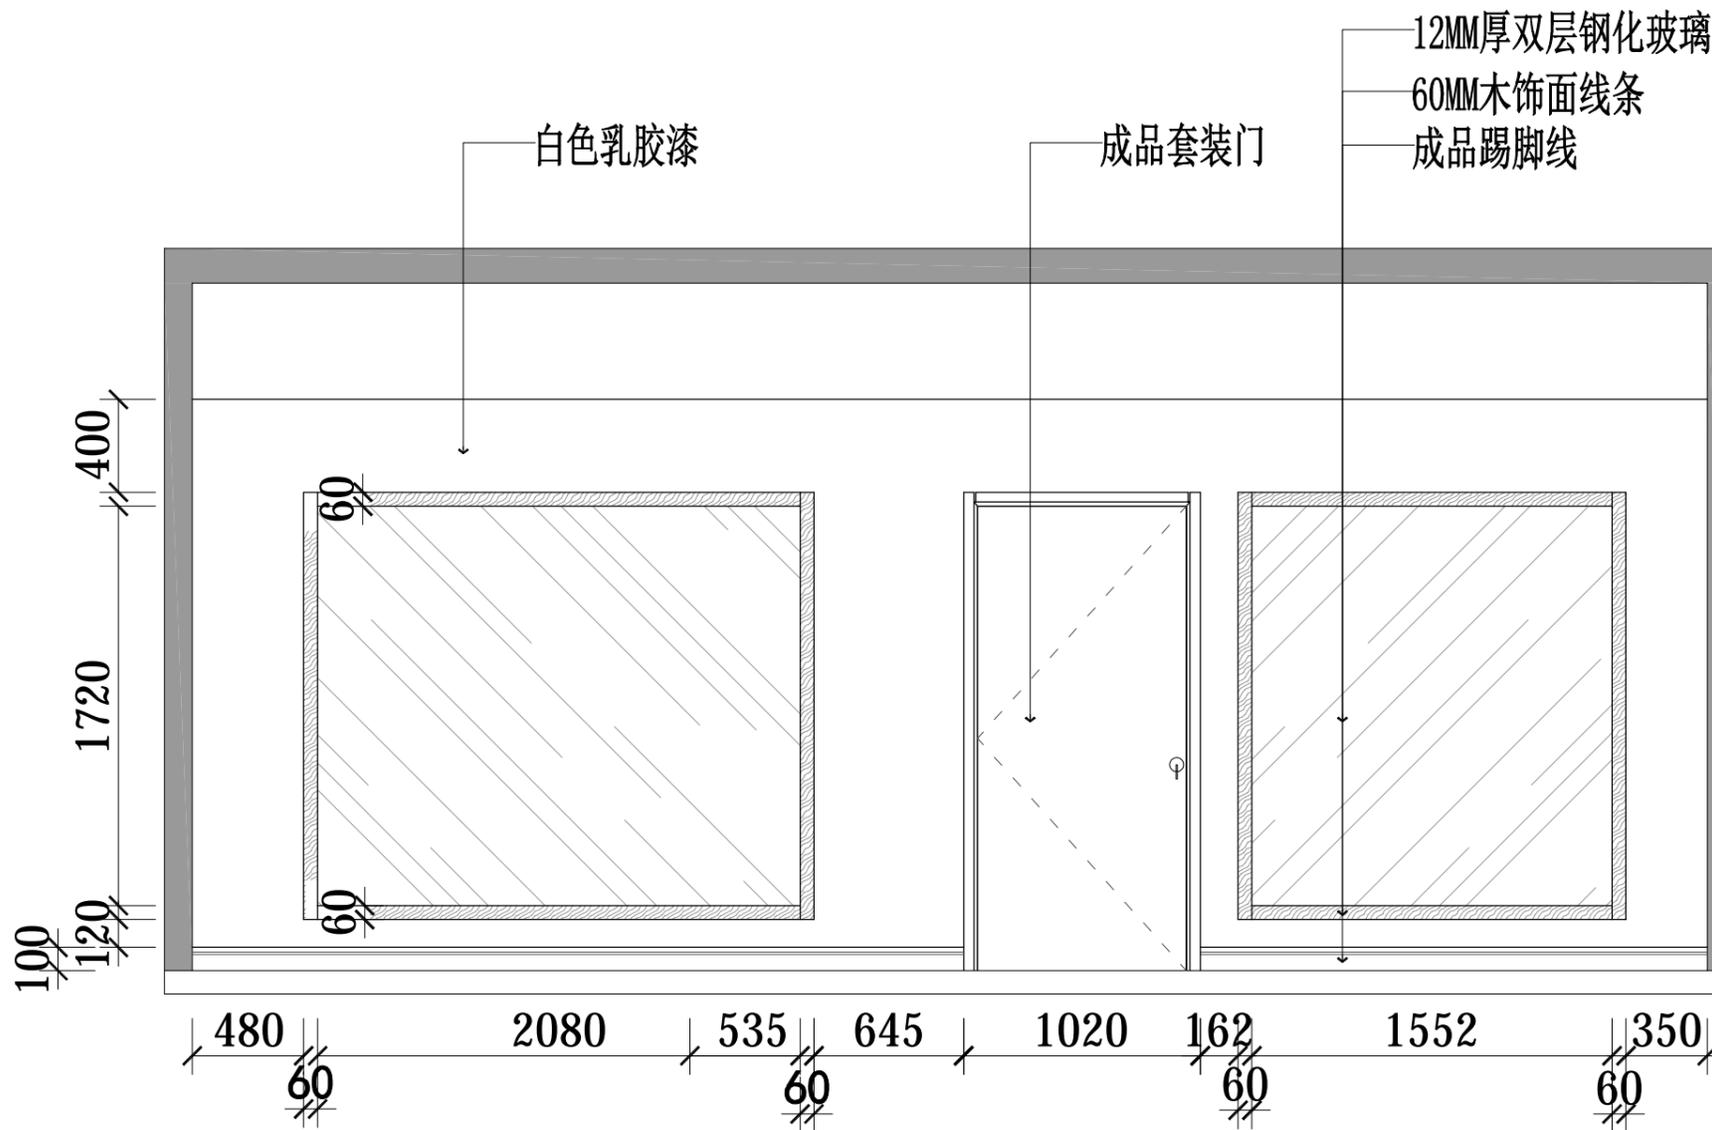

E02 ELEVATION 抄表室柜子立面图

SCALE: 1/30



DESIGN FIRM 设计单位  
金螳螂家装电子商务(苏州)有限公司  
苏州工业园区金尚路99号 邮编: 215008  
No. 99, Jinshang Road, Suzhou Industrial Park  
TEL: 400-0306-888  
24小时客服热线: 400-0306-888

CLIENT 建设单位  
建设单位

PROJECT TITLE 项目名称

金螳螂·家自来水办公室  
项目名称  
JIN TANG LANG · JIA · XIANG MU

DRAWING TITLE 图名

大厅隔断立面图

REVISIONS 版本

第一版 第二版

第三版 第四版

OWNER

业主

CHECKED

设计总监

DESIGNER

设计师

P D

订制品设计师

E D

工程总监

E H

工程管家

C M

施工经理

SCALE

比例 1:30

DATE

日期

版权所有

施工时须以标注尺寸为准

施工单位须现场校核尺寸

如有不符请立即通知设计单位

This drawing is copyright

Contractors shall work from figured dimensions only

Contractors must check all dimensions on site

Contractors must be reported immediately to architects


KEY PLAN 索引图

SHEET No. 图号

E. 05


PROJECT No. 项目编号

|     |    |
|-----|----|
| 动力  | 木工 |
| 电气  | 电讯 |
| 给排水 | 暖通 |
| 建筑  | 结构 |

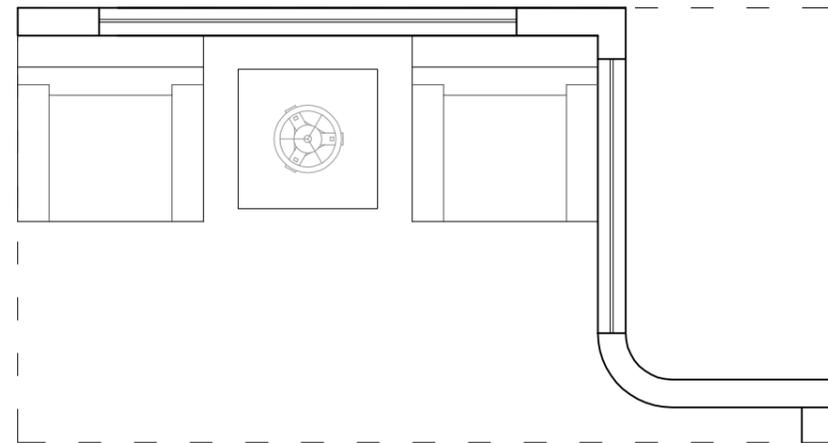

FF FIXTURE/FURNISHING PLAN 大厅过道平面索引图

SCALE: 1/30

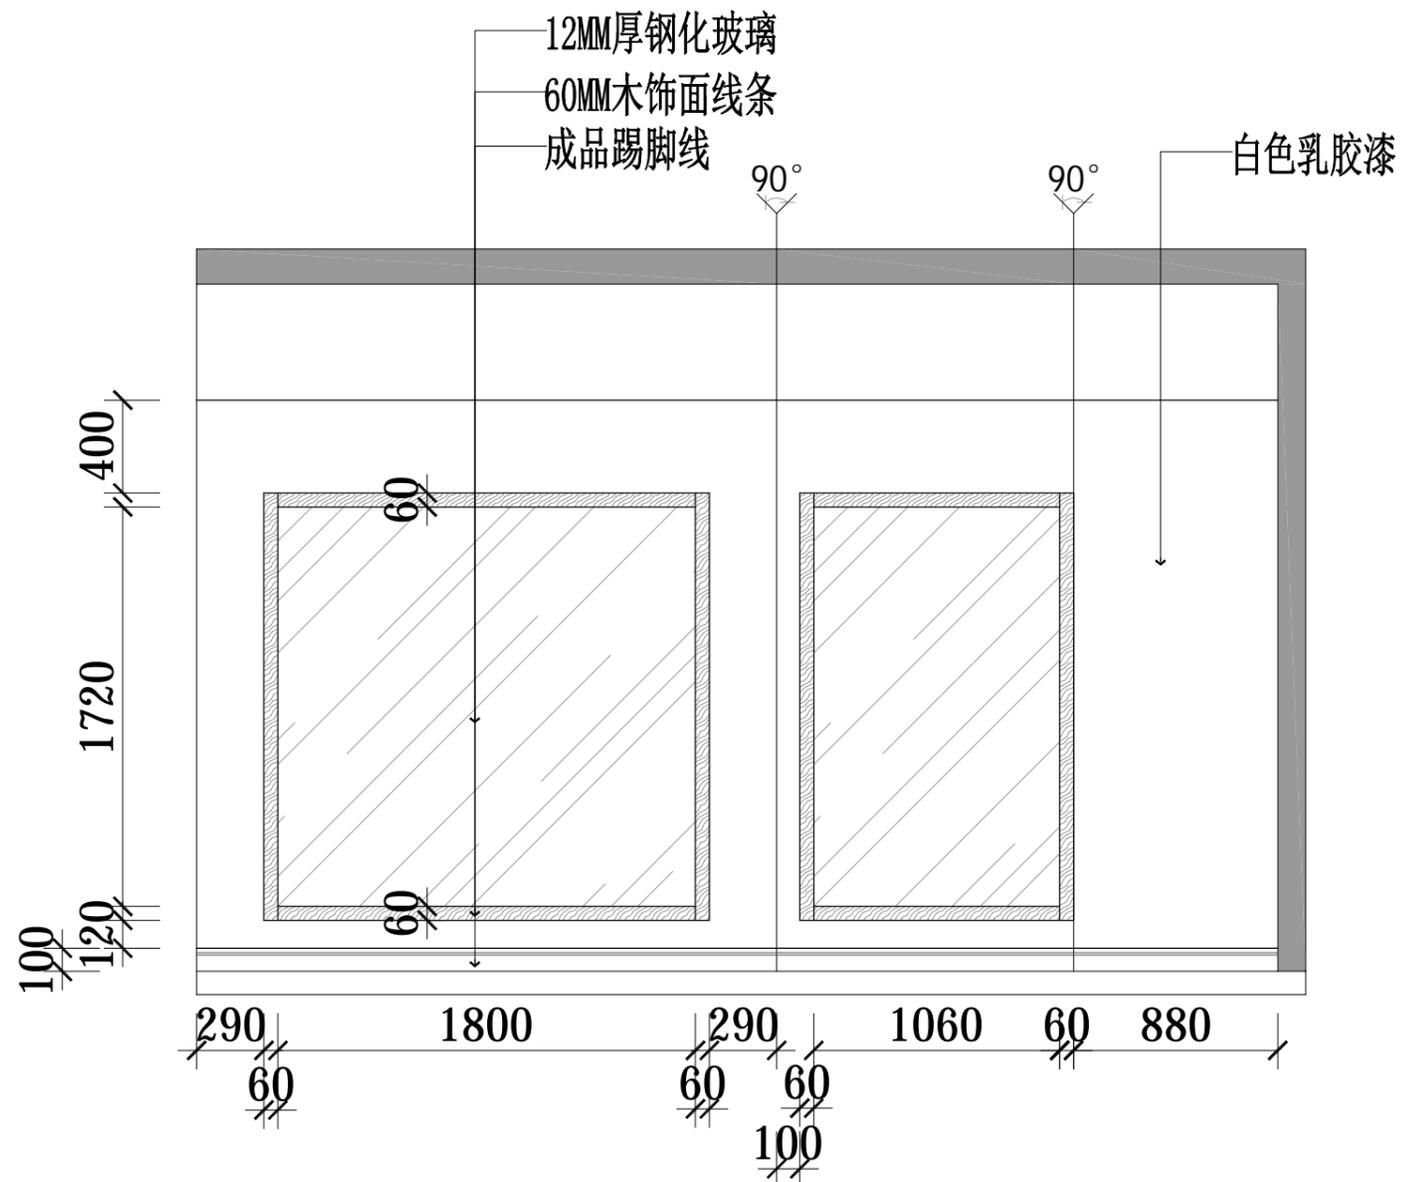

E02 ELEVATION 抄表室柜子立面图

SCALE: 1/30



DESIGN FIRM 设计单位  
金螳螂家装电子商务(苏州)有限公司  
苏州工业园区金尚路99号 邮编: 215008  
No. 99, Jinshang Road, Suzhou Industrial Park  
TEL: 400-0306-888  
24小时客服热线: 400-0306-888

CLIENT 建设单位  
建设单位

PROJECT TITLE 项目名称

金螳螂·家自来水办公室  
项目名称  
JIN TANG LANG · JIA \*\* XIANG MU

DRAWING TITLE 图名

大厅隔断立面图

REVISIONS 版本

第一版 第二版

第三版 第四版

OWNER 业主

设计总监

CHECKED

设计师

DESIGNER

订制品设计师

PD

工程总监

ED

工程管家

EH

施工经理

CM

SCALE 比例 1:30

DATE 日期

版权所有  
施工时须以标注尺寸为准  
施工单位须现场校核尺寸  
如有不符请立即通知设计单位  
This drawing is copyright  
Contractors shall work from figured dimensions only  
Contractors must check all dimensions on site  
Contractors must be respect immediately to architects

KEY PLAN 索引图

SHEET No. 图号

E. 05

PROJECT No. 项目编号